

LOCAÇÃO DA EDIFICAÇÃO
ESC.: SEM ESCALA



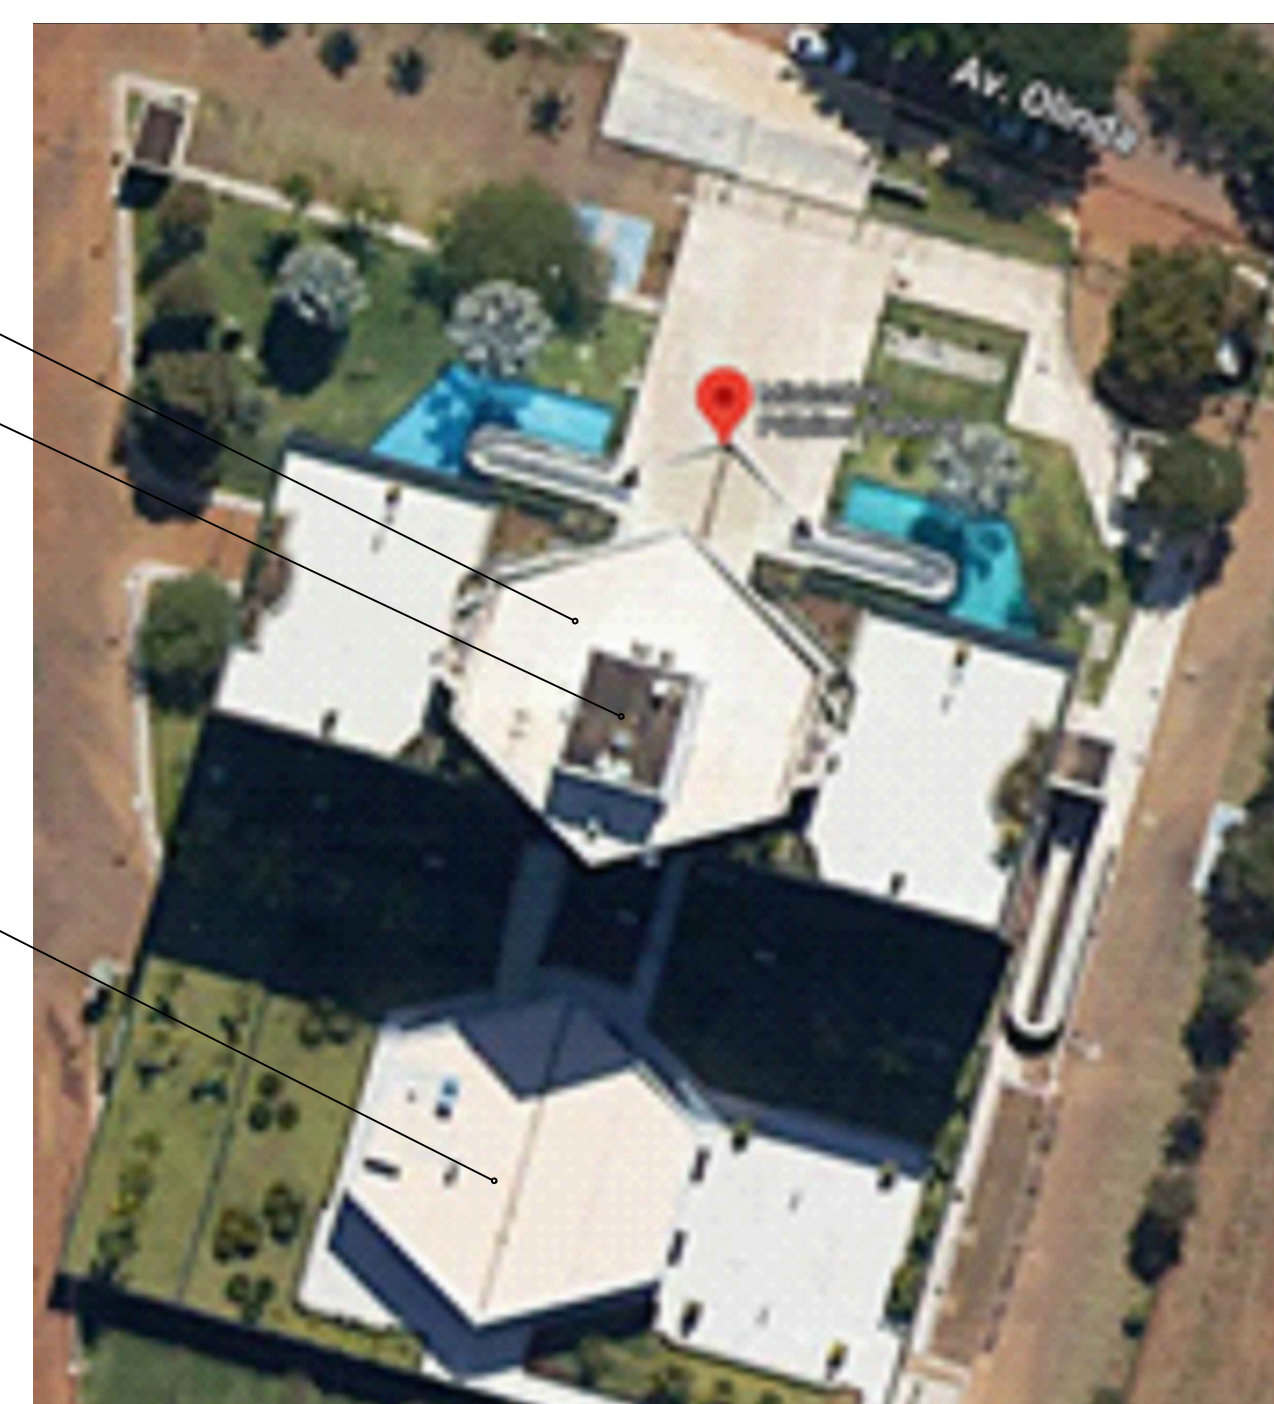



DIAGRAMA UNIFILAR
ESC.: SEM ESCALA

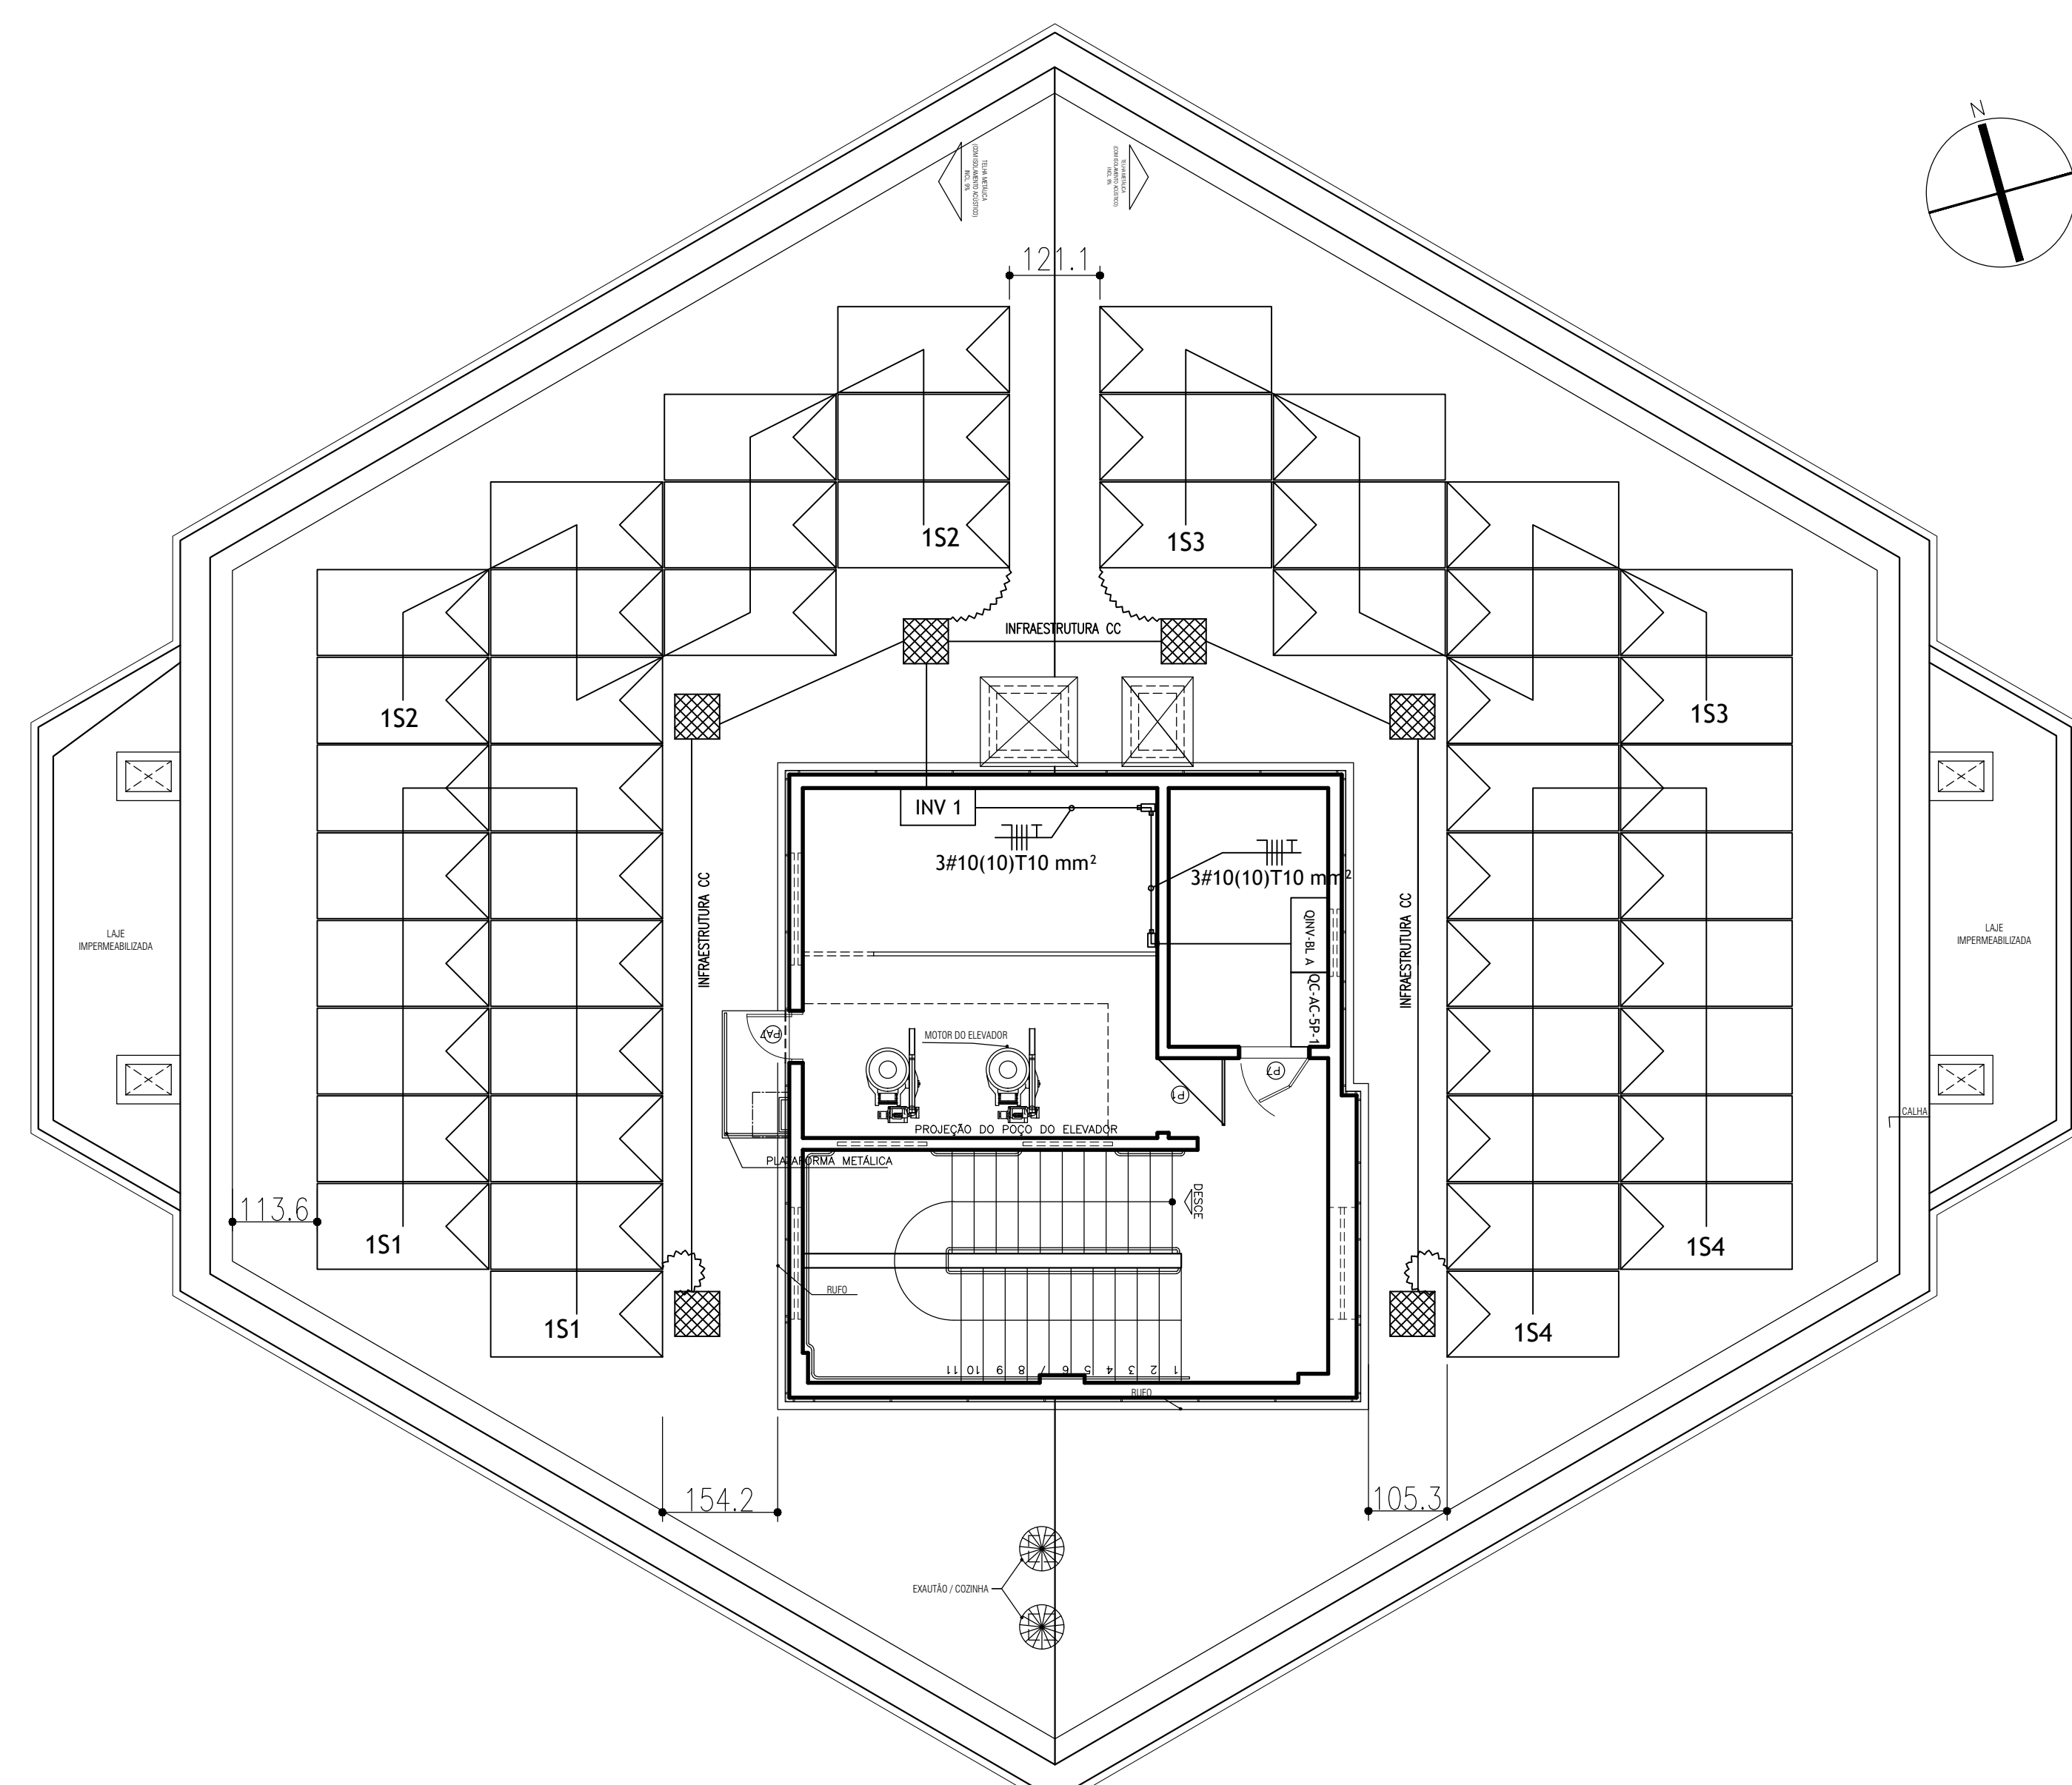


PLANTA BAIXA - COBERTURA E ÁREA TÉCNICA - Bloco A
ESC.: 1:75

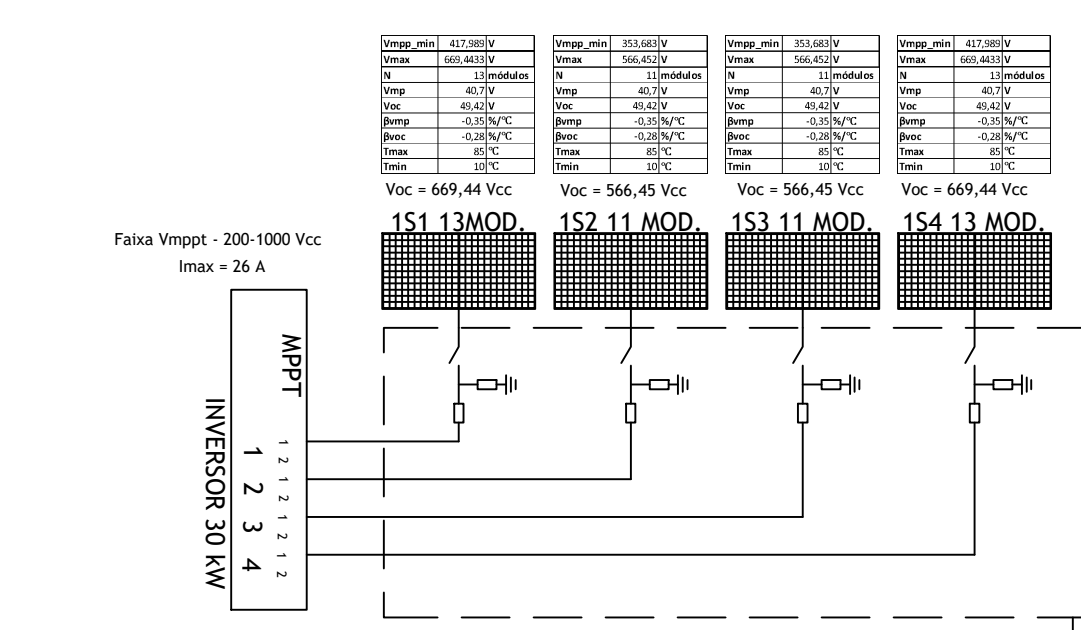


DETALHE DE INSTALAÇÃO DOS EQUIPAMENTOS - Bloco
ESC.: SEM ESCALA

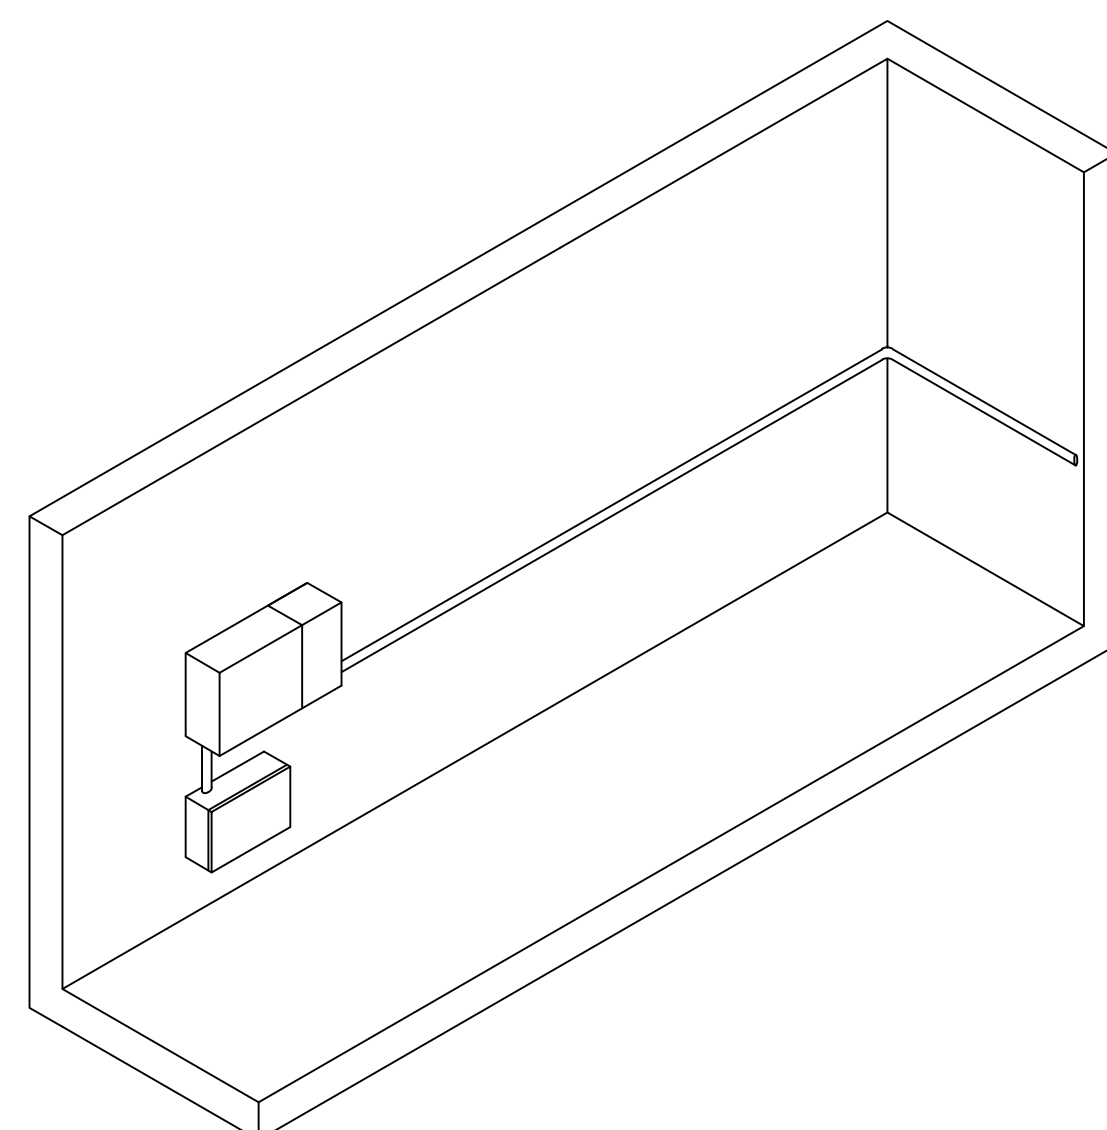


DETALHE DE INSTALAÇÃO DOS EQUIPAMENTOS - Bloco A
ECC - 1150

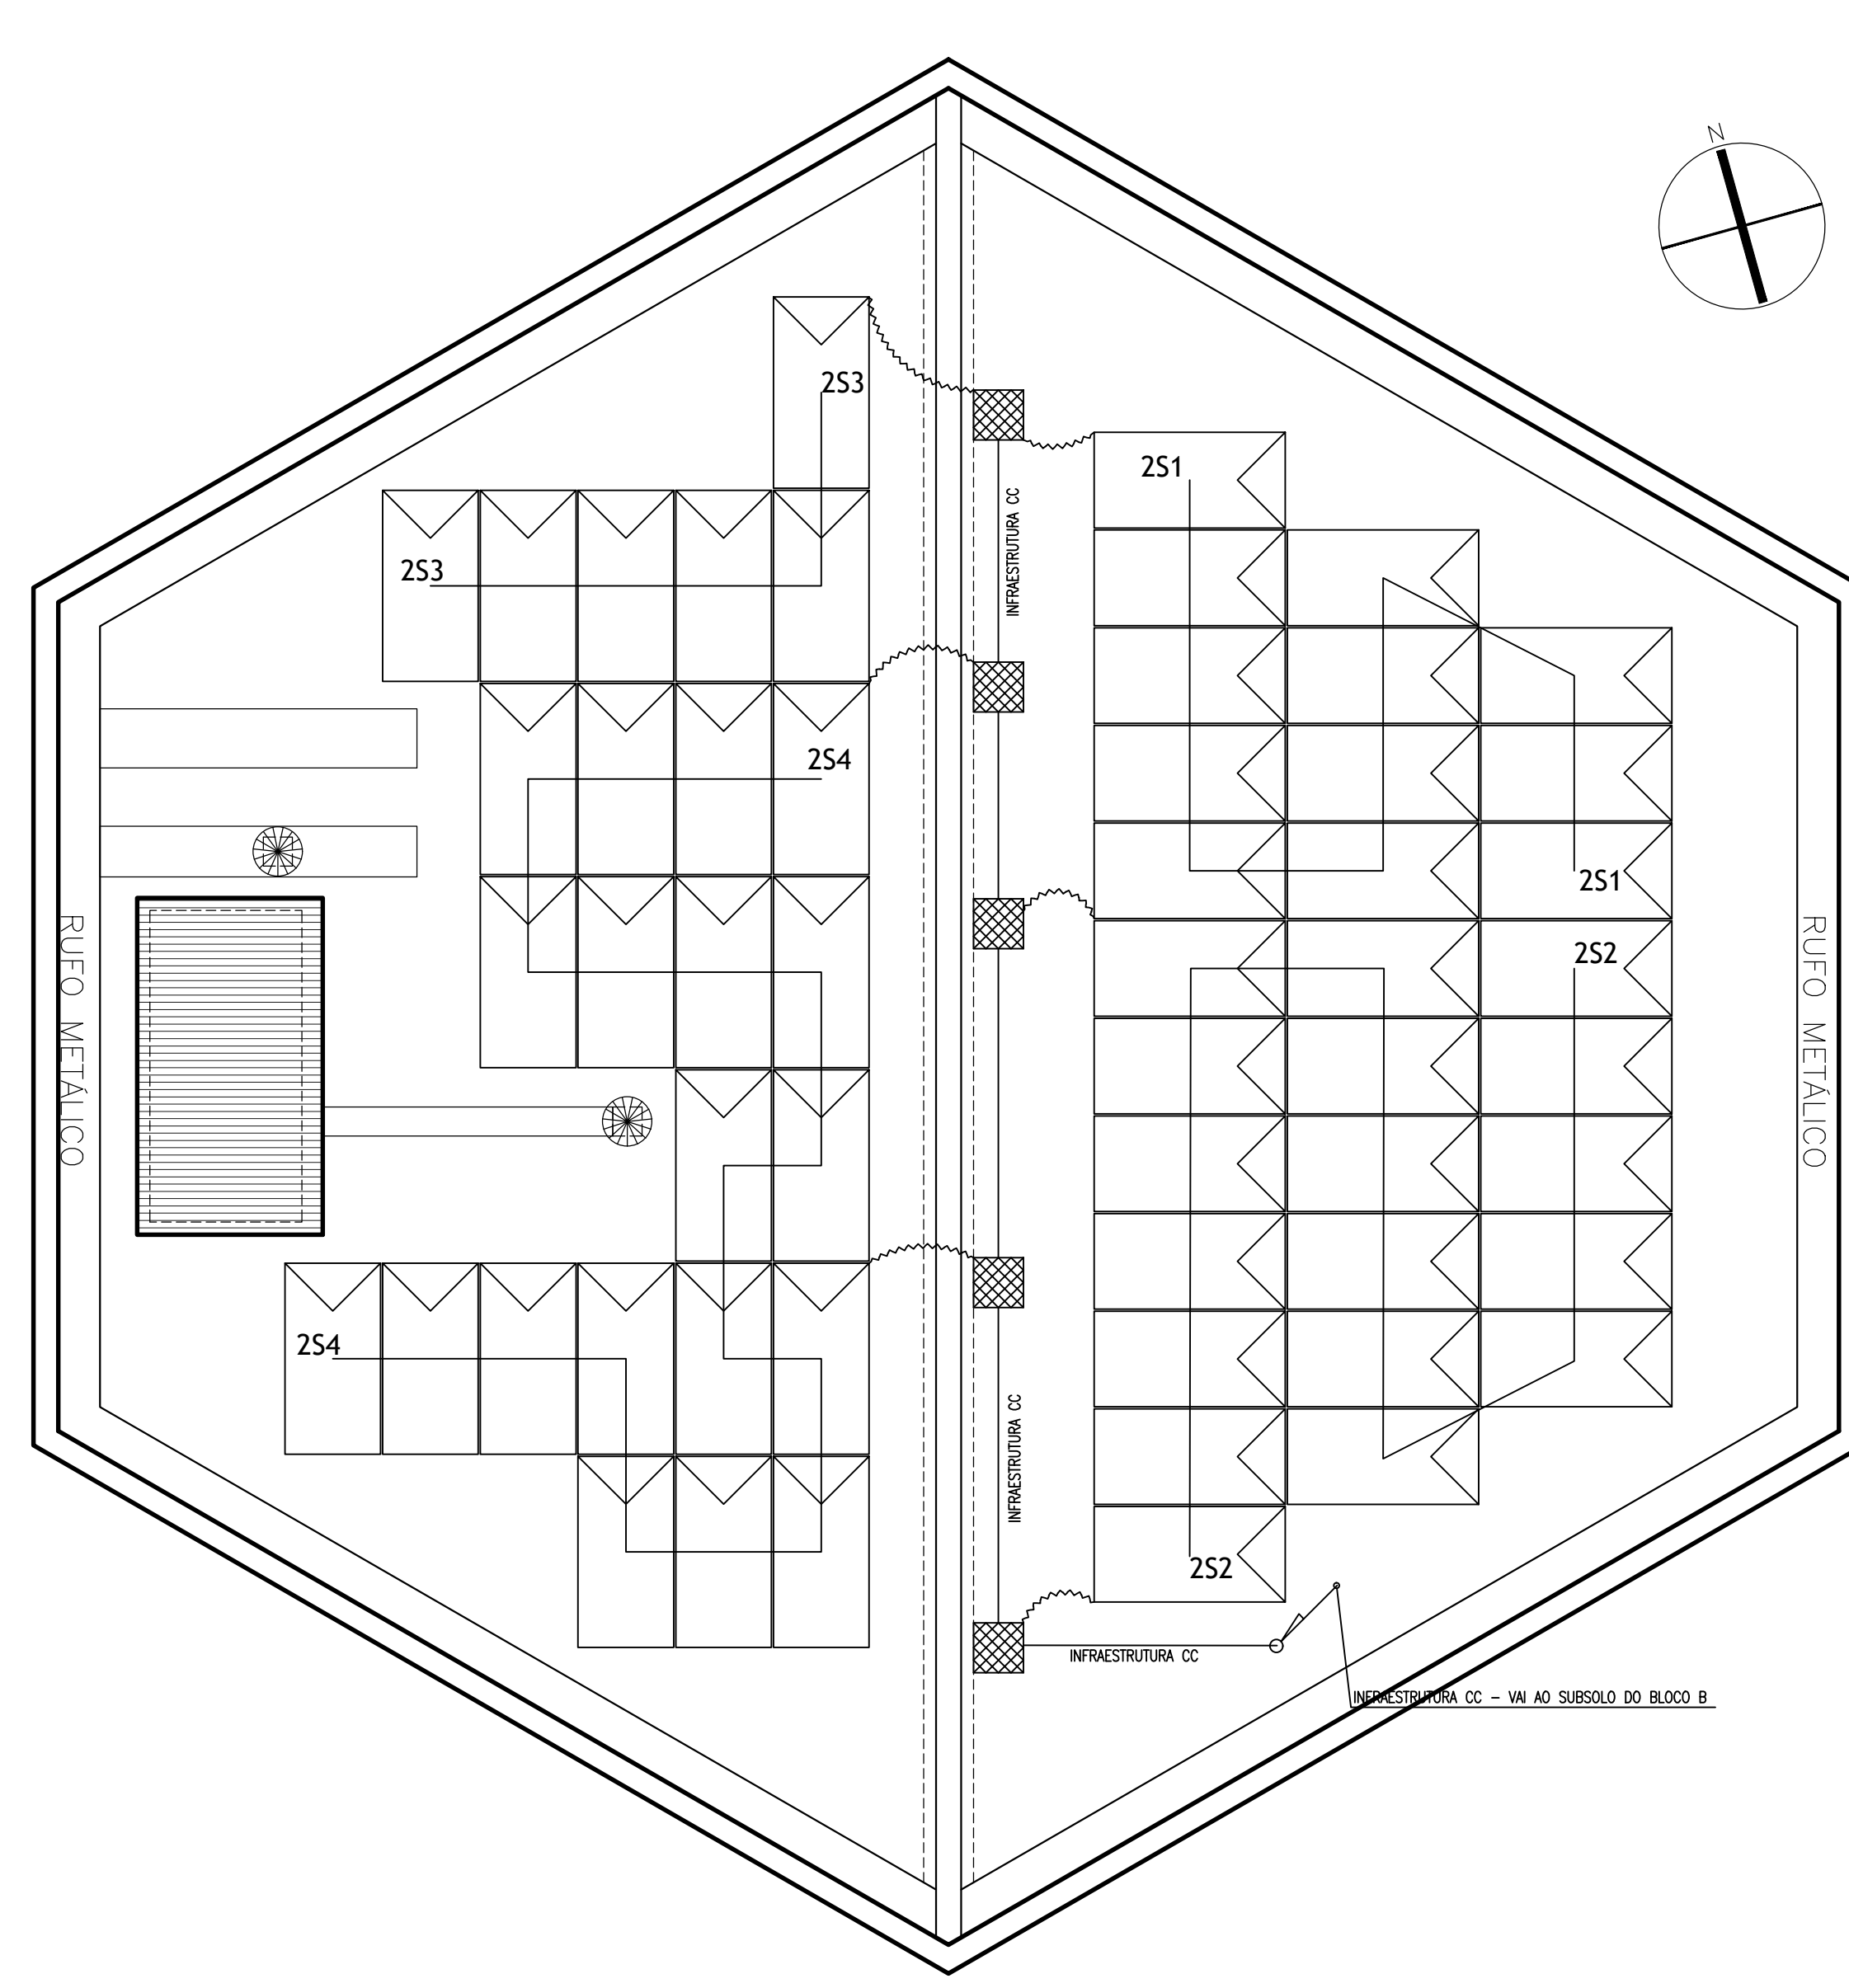


PLANTA BAIXA - COBERTURA E ÁREA TÉCNICA - Bloco E
ESC.: 1:75

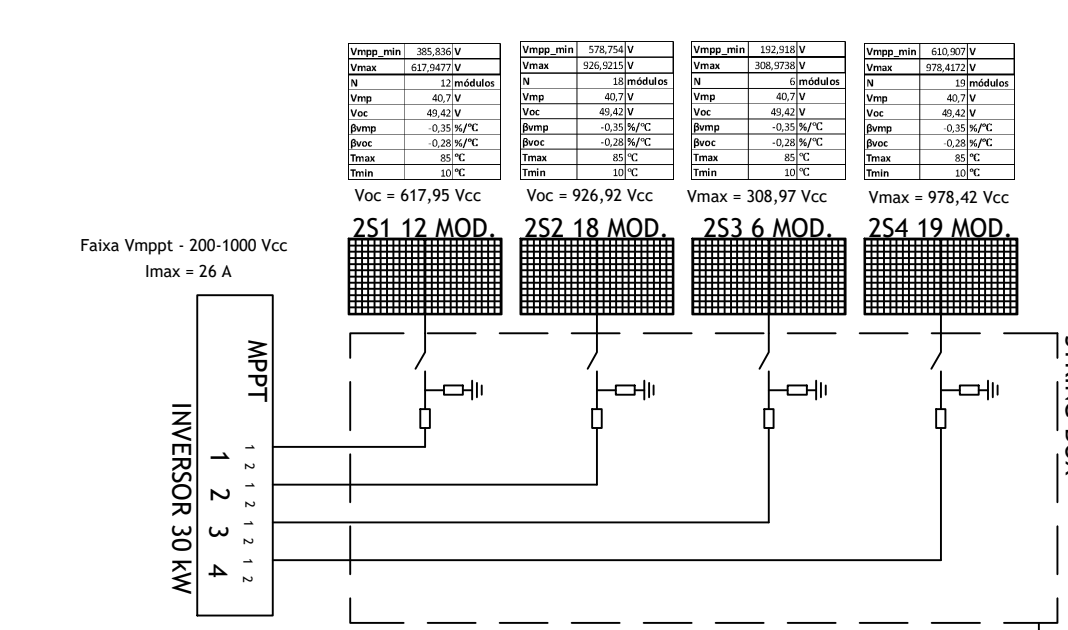


DETALHE DE INSTALAÇÃO DOS EQUIPAMENTOS - Bloco
ESC.: SEM ESCALA

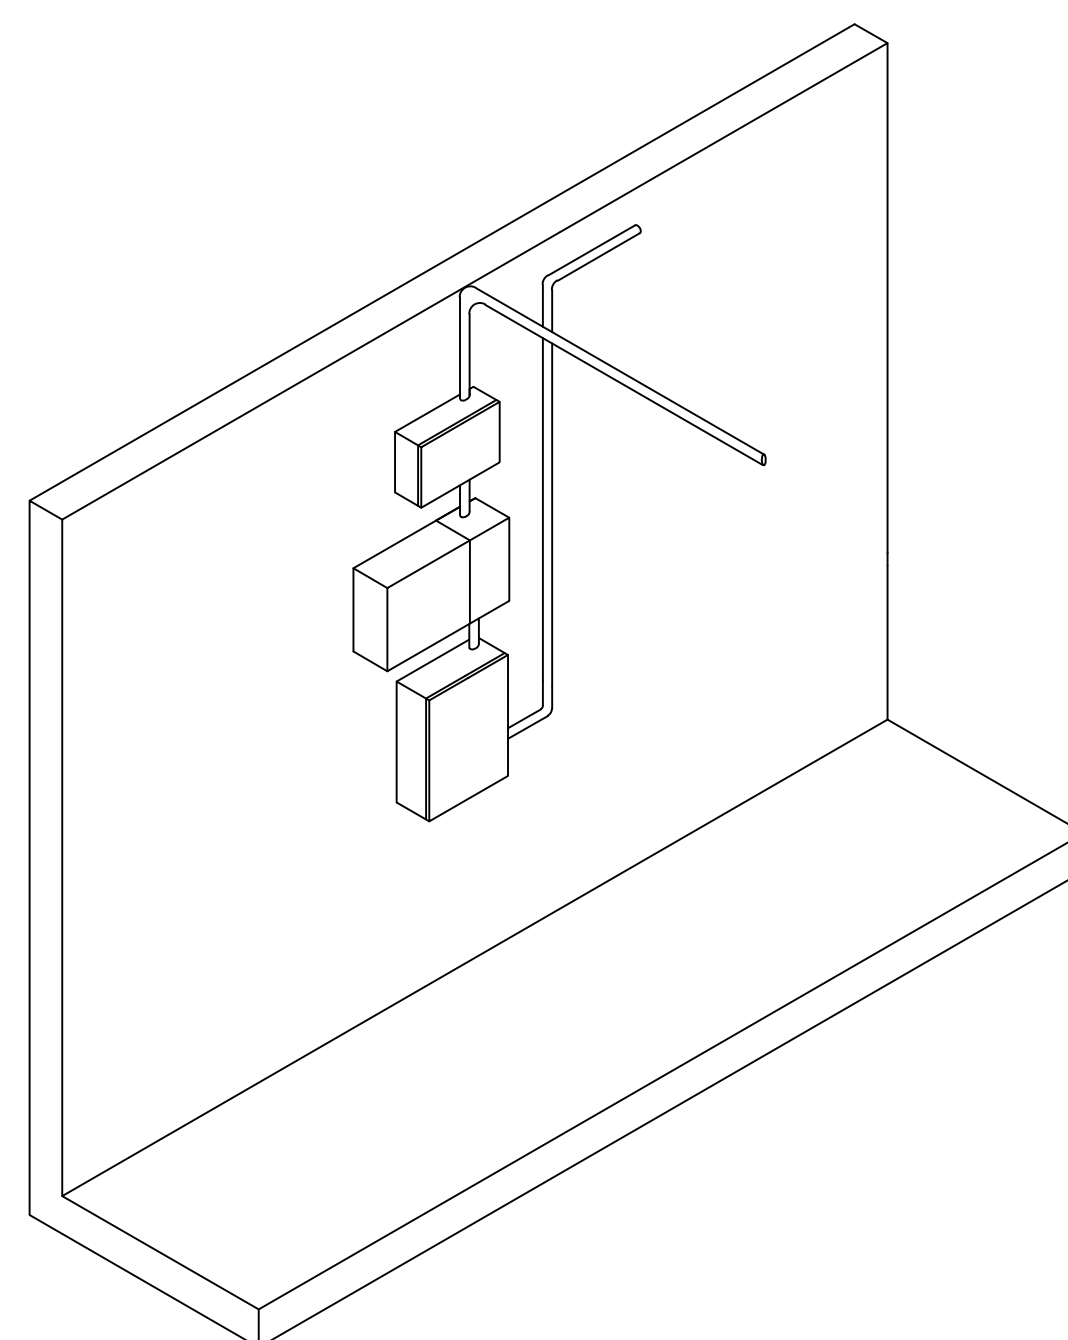

DETALHE DE INSTALAÇÃO DOS EQUIPAMENTOS - Bloco B
ESC - 1:50

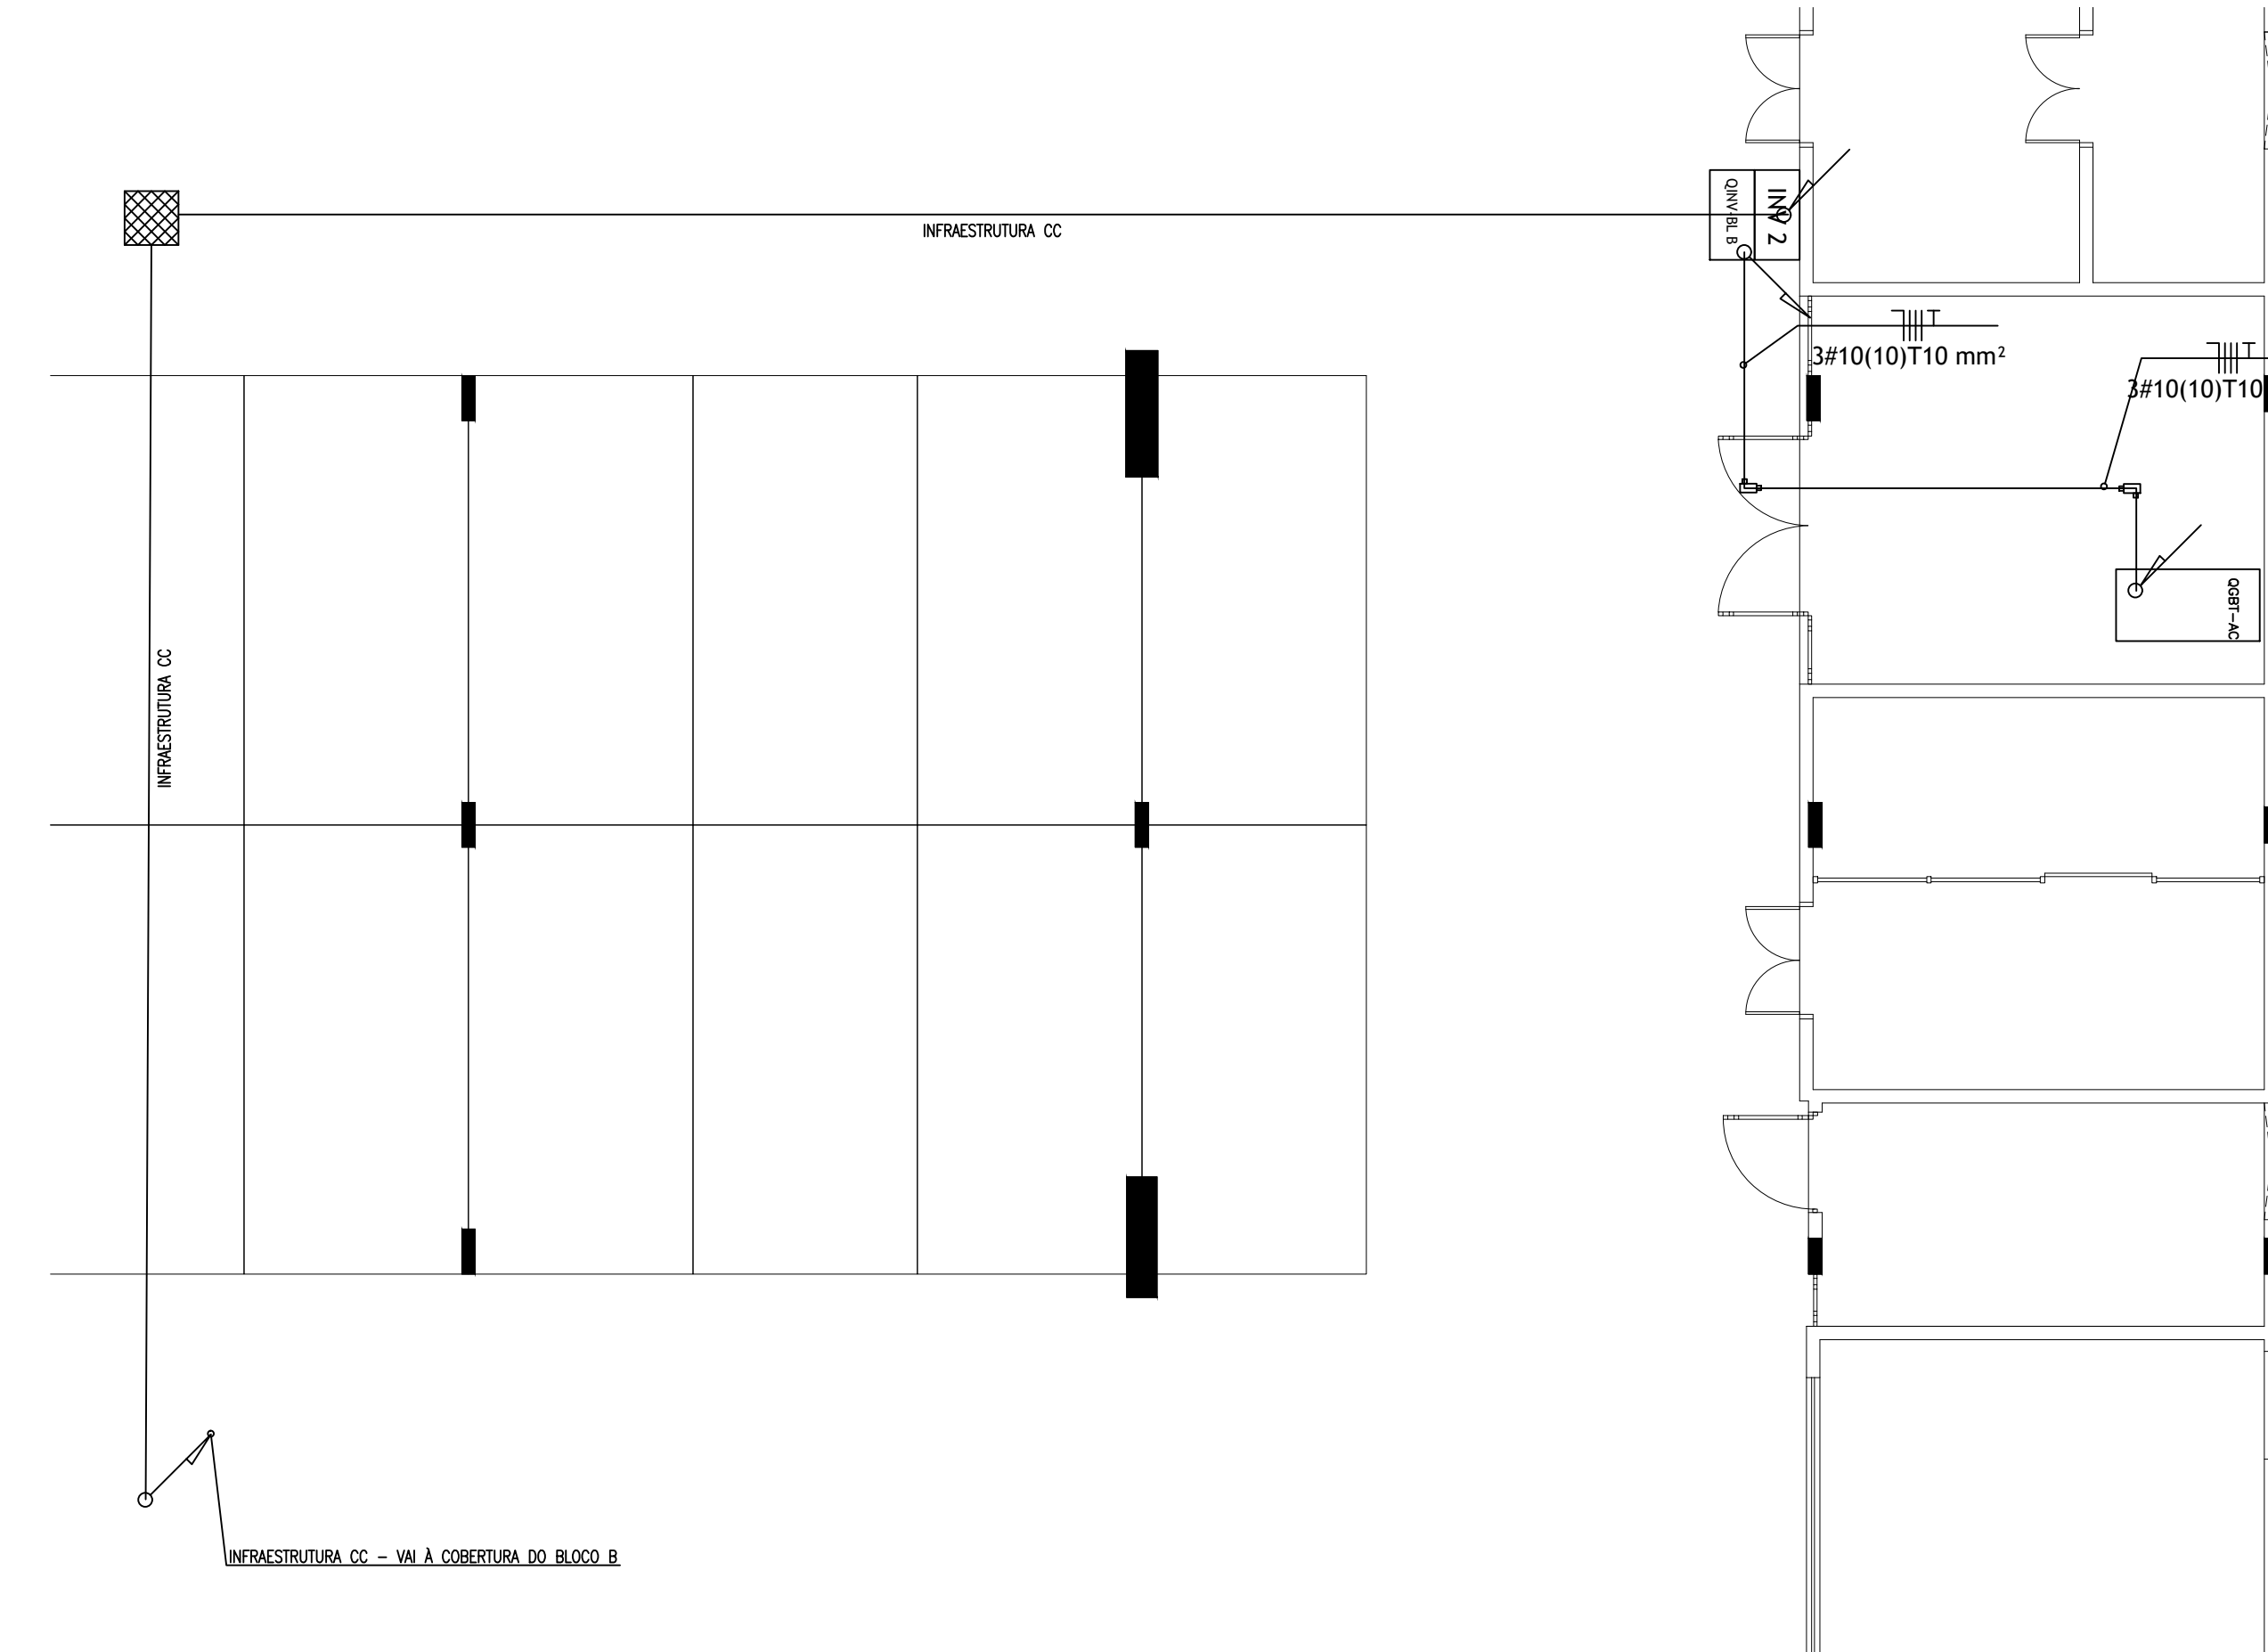


PLANTA BAIXA - SUBSOLO E ÁREA TÉCNICA - Bloco B
Escala: 1:75

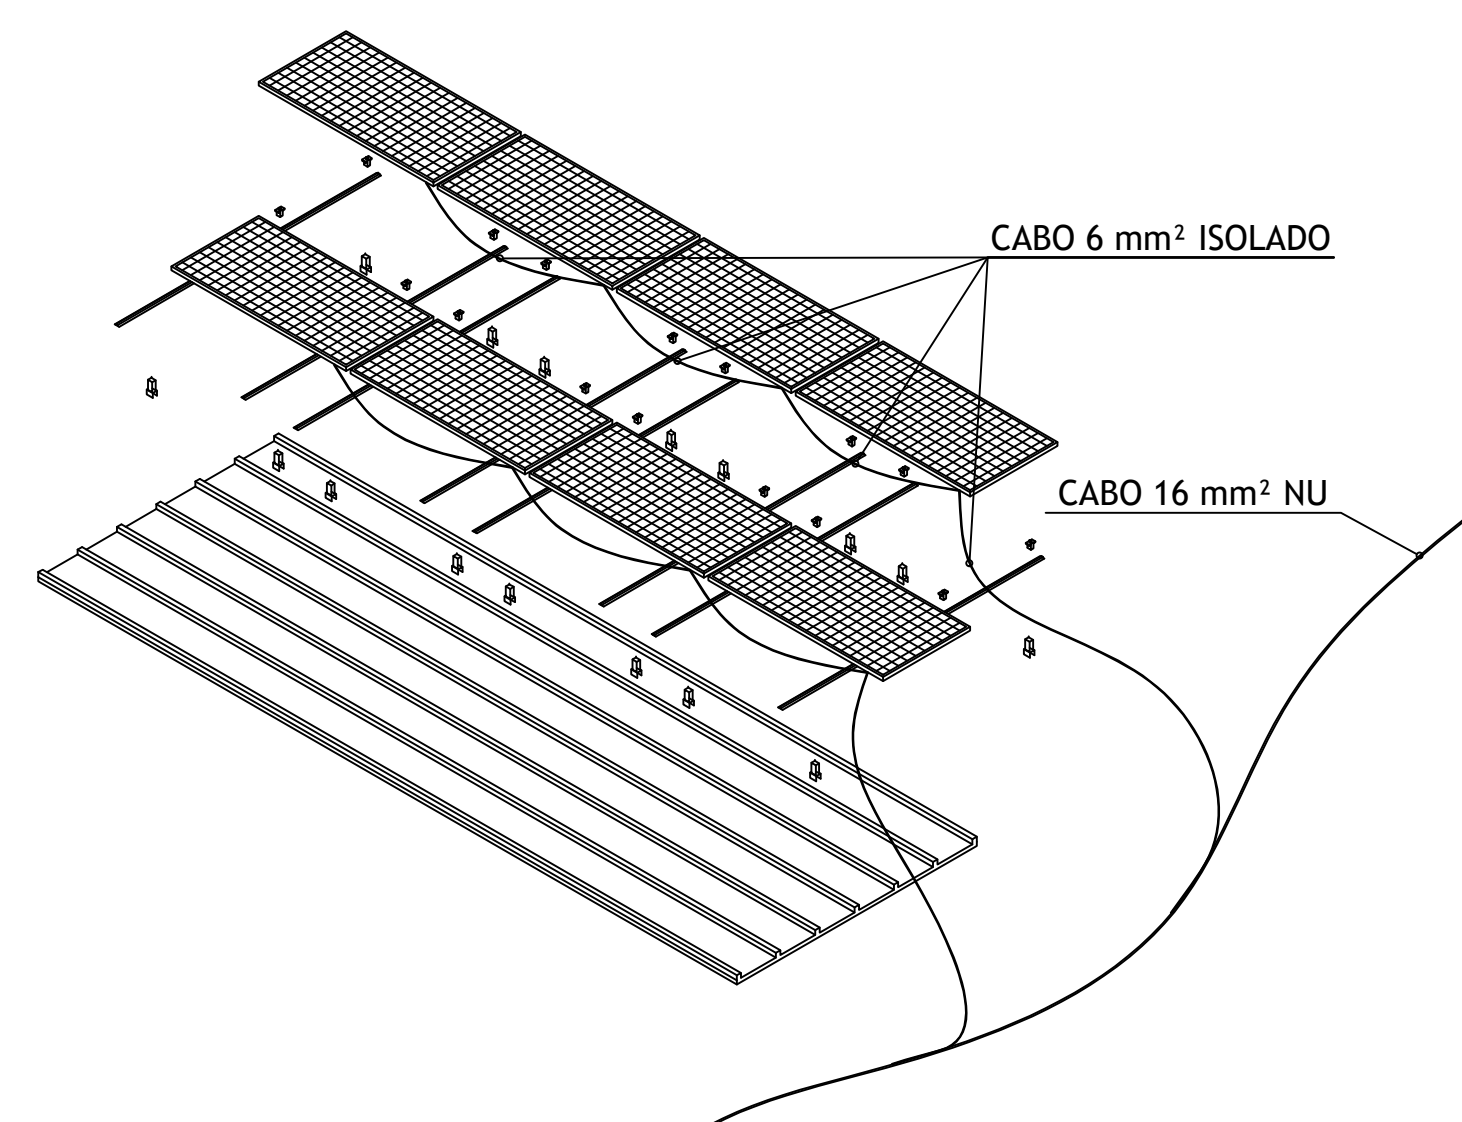

DETALHE DE MONTAGEM DE ESTRUTURA PARA TELHADO E ATERRAMENTO
ESC.: 1:75



DETALHE DA PLACA DE AVISO DE GERAÇÃO PRÓPRIA

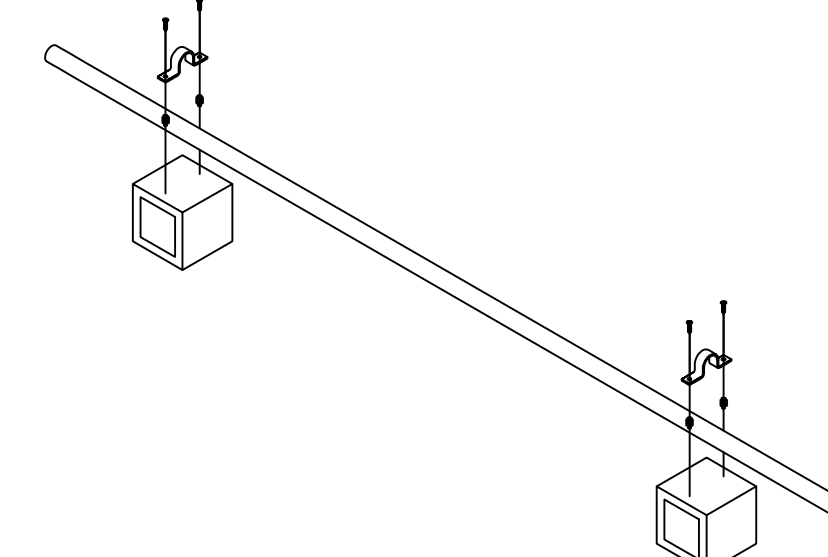

DETALHE DE FIXAÇÃO DE ELETRODUTO SOBRE LAJE
ESC. 1:25

[illegible]