


PLANTA COBERTA
ESCALA 1/50

QUADROS DE CARGA AR CONDICIONADOS

CIRCUITO	N° FASE	SPLIT'S 380V e 220V						POT	CORR.	COND	DISJ	OBSERVAÇÕES
		1000	1330	1870	2590	2860	4110					
1	R					1		2860	14,1	2,5	20	RECEPÇÃO
2	R					1		2860	14,1	2,5	20	ANTE SALA
3	R							1000	4,9	2,5	16	REUNIÃO
4	R		1					1330	6,6	2,5	16	SL. AUDIÊNCIA
5	R			1				1870	9,2	2,5	16	TELE / PROT
6	R				1			1870	9,2	2,5	16	COUJUR
7	S	1						1000	4,9	2,5	16	GERENCIA
8	S			1				1870	9,2	2,5	16	COMUNICAÇÕES
9	S				1			1870	9,2	2,5	16	CODAM
10	S		1					1330	6,6	2,5	16	AR EXTERNO
11	S							1330	6,6	2,5	16	CODJUR
12	T							1330	6,6	2,5	16	CPD
13	T			1				1870	9,2	2,5	16	AUDITÓRIO
14	T							1870	9,2	2,5	16	SALA DE REUNIÃO
15	RST						1	4180	6,9	2,5	16	ASS. / SEC 1
16	T		1					1300	6,6	2,5	16	GABINETE 1
17	T			1				1300	6,6	2,5	16	PERITO
18	S					1		2860	14,1	2,5	20	BIBLIOTECA
19	S							2860	14,1	2,5	20	ASS / SEC 2
20	T					1		2860	14,1	2,5	20	GABINETE 2
21	T			1				1870	9,2	2,5	16	AR EXTERNO
22	R				1			2590	12,8	2,5	20	RESERVA
23	R		1					1330	6,6	2,5	16	ALIMENTAÇÃO
24	T					1		2860	14,1	2,5	20	
25	RST						1	4110	6,8	2,5	16	
26	S				1			2590	12,8	2,5	20	
27	RST						1	4180	6,4	2,5	16	
28												
29												
30												
TOTAL RST					27			59210	R=98,1 S=98,1 T=98,2	35	125	

SIMBOLOGIA GERAL

- PONTO DE FOÇA PARA OS CONDESAORES
- CAIXA DE PASSAGEM DE FIAÇÃO INSTALADA NA PAREDE
- FIOS FASE, NEUTRO E TERRA RESPECTIVAMENTE.
- ELETRODUTO FERRO GALV. INSTALADO APARENTE NA PAREDE.
- TUBULAÇÃO QUE SOBE/TUBULAÇÃO QUE DESCE
- OBS.: ELETRODUTOS NÃO COTADOS Ø3/4"
- FIOS VER QUADRO DE CARGAS E DIAGRAMA UNIFILAR.

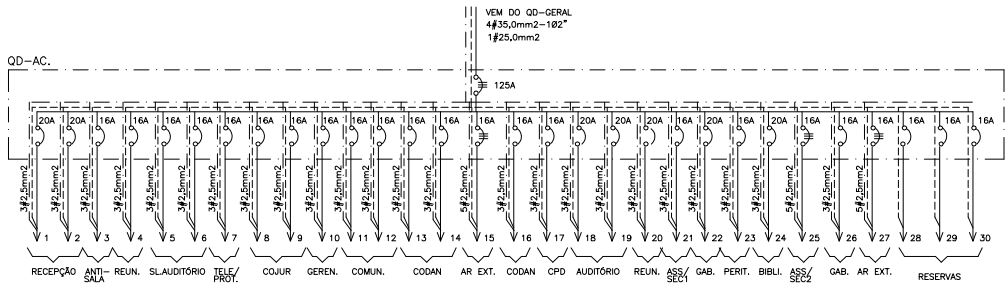

N°	REVISÕES	DATA	RESPONSÁVEL
MINISTÉRIO PÚBLICO FEDERAL			
PROCURADORIA DA REPÚBLICA EM PERNAMBUCO			
PROJETO	EDIFÍCIO SEDE DA PROCURADORIA DA REPÚBLICA EM PETROLINA - PE	DATA	JULHO/2005
REVISÃO	0	ESCALA	1/50
ASSUNTO	INSTALAÇÕES ELÉTRICAS PLANTA BAIXA COBERTA	DESENHO	ANDERSON FERNANDES
PROJETO	ANDERSON FERNANDES	DESENHO	ANDERSON FERNANDES
AV. MARQUES DE OLIVEIRA, 126 - 2º ANDAR 50030-000 RECIFE-PE FONE (81) 3224.6777 CNPJ 06.958.716 unitesprojeto@uol.com.br		OCCORRÊNCIA CNPJ 14.831.757-7	
ARQUIVO: ELTA-COBERTA001.DWG			