


Quadro 2 - Pavimento

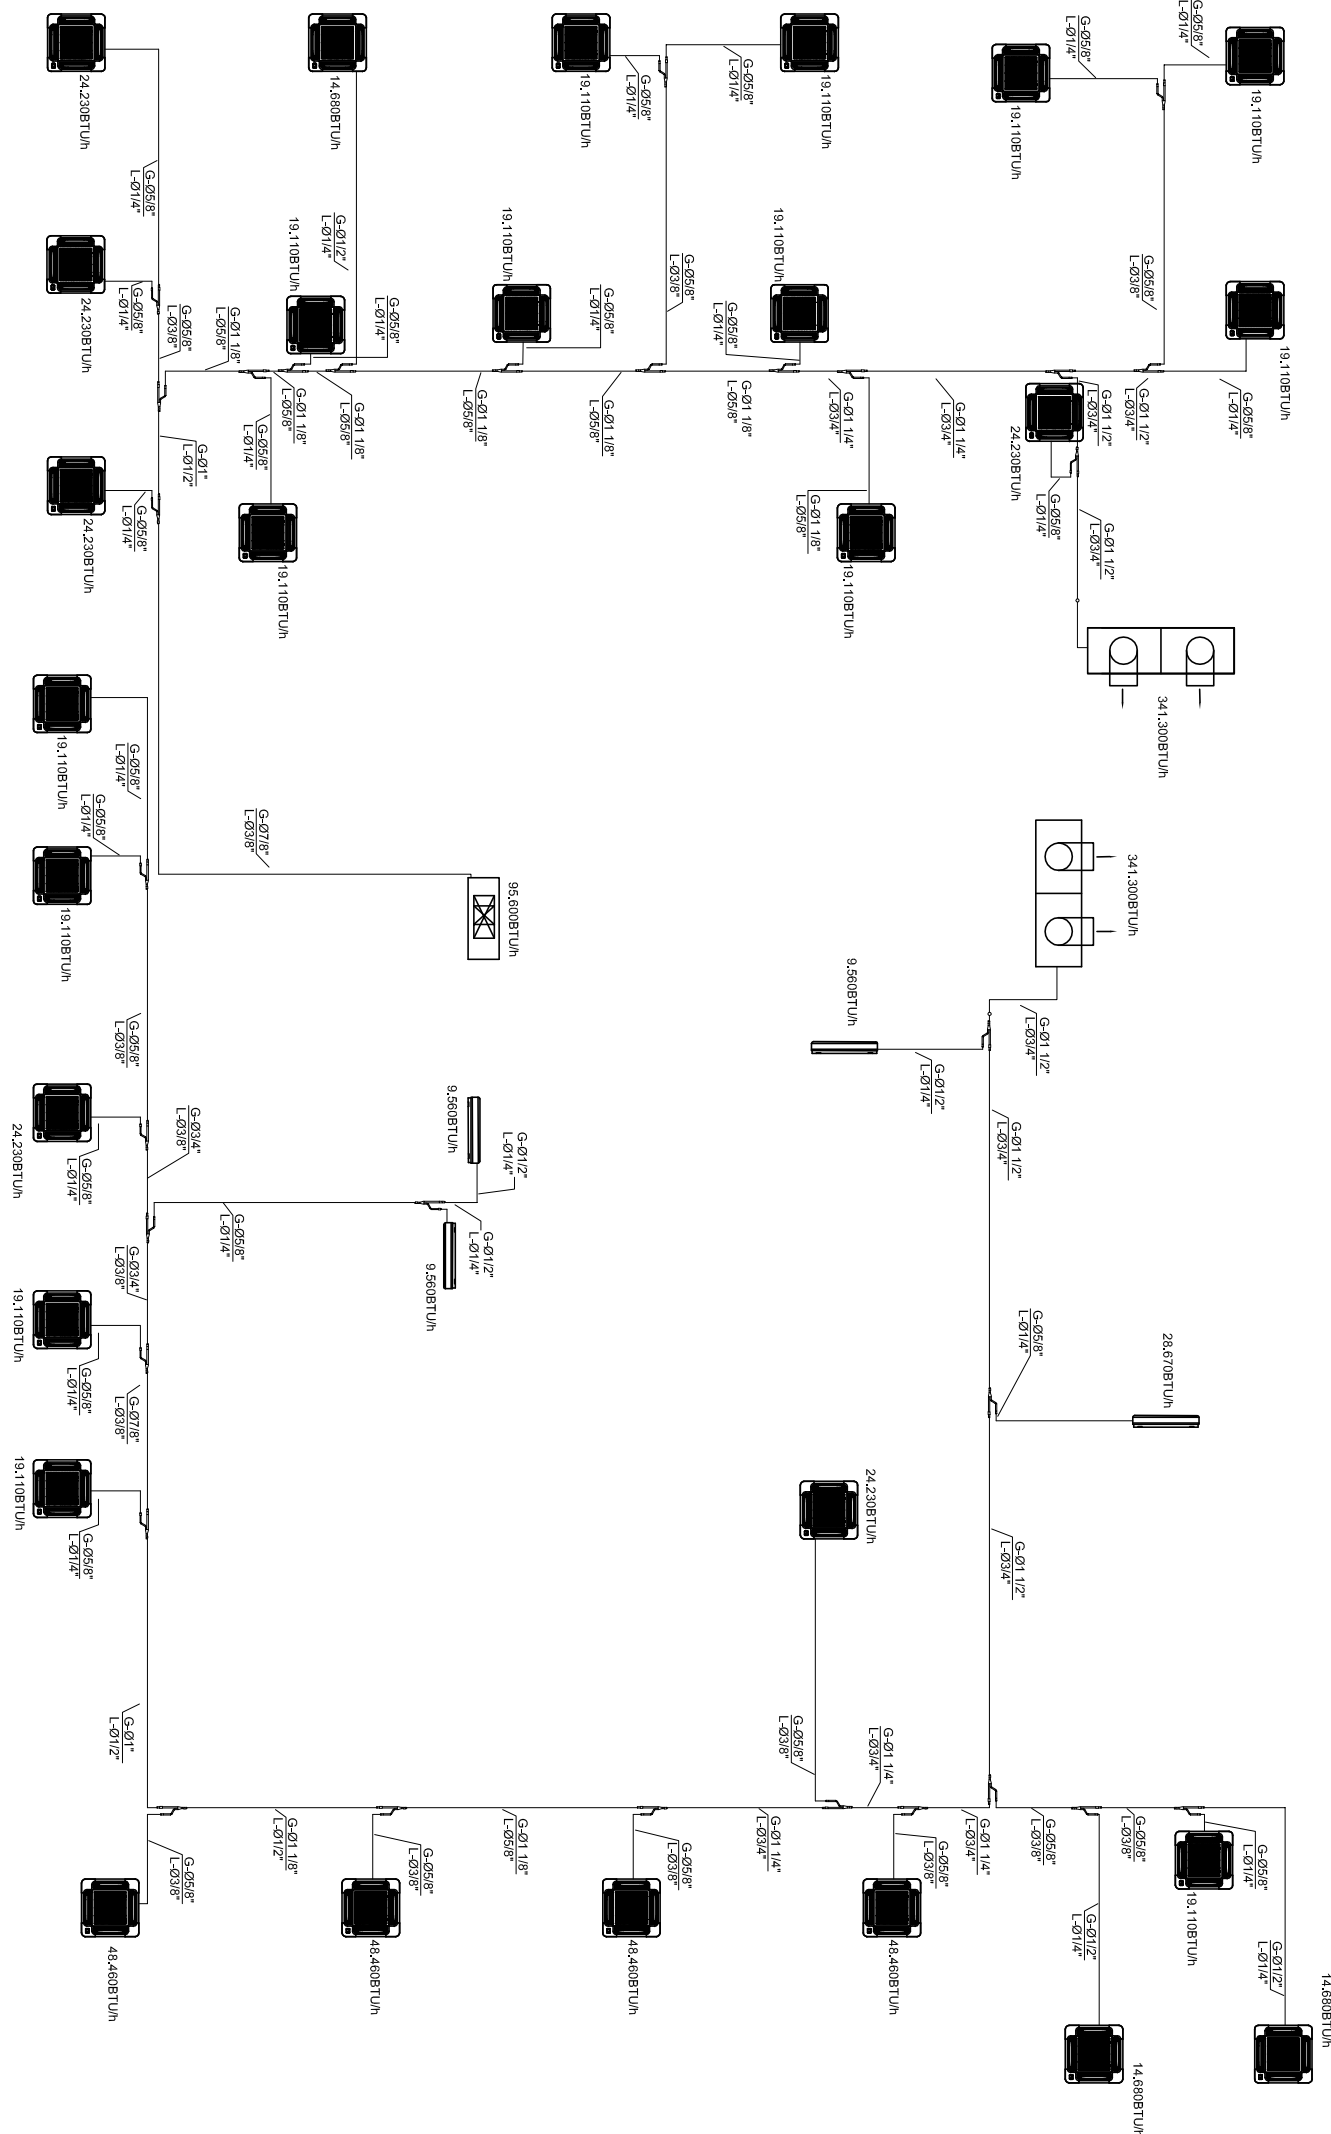

NOTAS:
1 - OS QUADROS ELÉTRICOS DEVERÃO SER DO TIPO ARMÁRIO EM CHAPA DE AÇO DEGRADANTE TRATADA E PINTADA DEVERÃO CONTER TODOS OS ELEMENTOS DE ALIMENTAÇÃO DE PROTEÇÃO PARA OS MOTORES DOS EQUIPAMENTOS, SENDO SEU DIMENSIONAMENTO CONFORME O DESENHO.

0	19/11/2013	REVISÃO GERAL, CONFORME SOLICITAÇÃO DE SISTEMAS BLOCOS DE 14/11/2013	MSTC
C	01/08/2013	REVISÃO GERAL, CONFORME RETORNO 31/07/2013	MSTC
B	01/08/2013	REVISÃO GERAL, CONFORME RETORNO 31/07/2013	MSTC
A	05/08/2013	REVISÃO GERAL, MAIO/2013	MSTC
REV./NÚM.	DATA	ASSINATO	VISTO

MSTC ENGENHARIA LTDA
e-mail : mstc@mstc.com.br
telefone: (21) 2509-3177

CONTRATANTE:

MINISTÉRIO PÚBLICO FEDERAL
PROCURADORIA REGIONAL DA REPÚBLICA - 2ª REGIÃO

TÍTULO: ASSESSORIA DE OBRAS E PROJETOS


Av. Almirante Barroso, 54 - 2º PAVIMENTO

FASE: AR CONDICIONADO, PROJETO EXECUTIVO


QUADROS ELÉTRICOS E UNIFILAR - 2º PAVIMENTO

RESPONSÁVEL: PATRICIA EMELYN
MSTC ENGENHARIA LTDA. MATRÍCULA: CREAR-92-2-00646-D
FOLHA: 004 / 005

ESCALA: DATA: 26/04/2013
INDICADA: MSTC_PRR2_AC_PE_2ºPAV_004_REV D

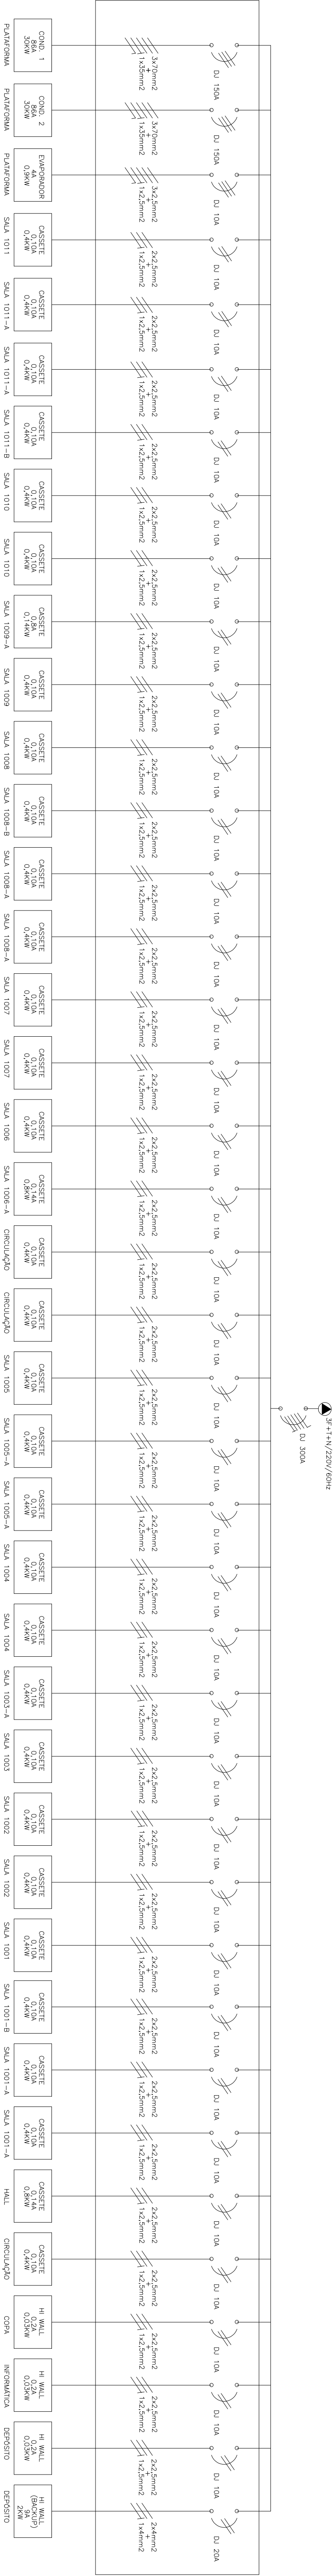

GR-10 - 1º PAVIMENTO

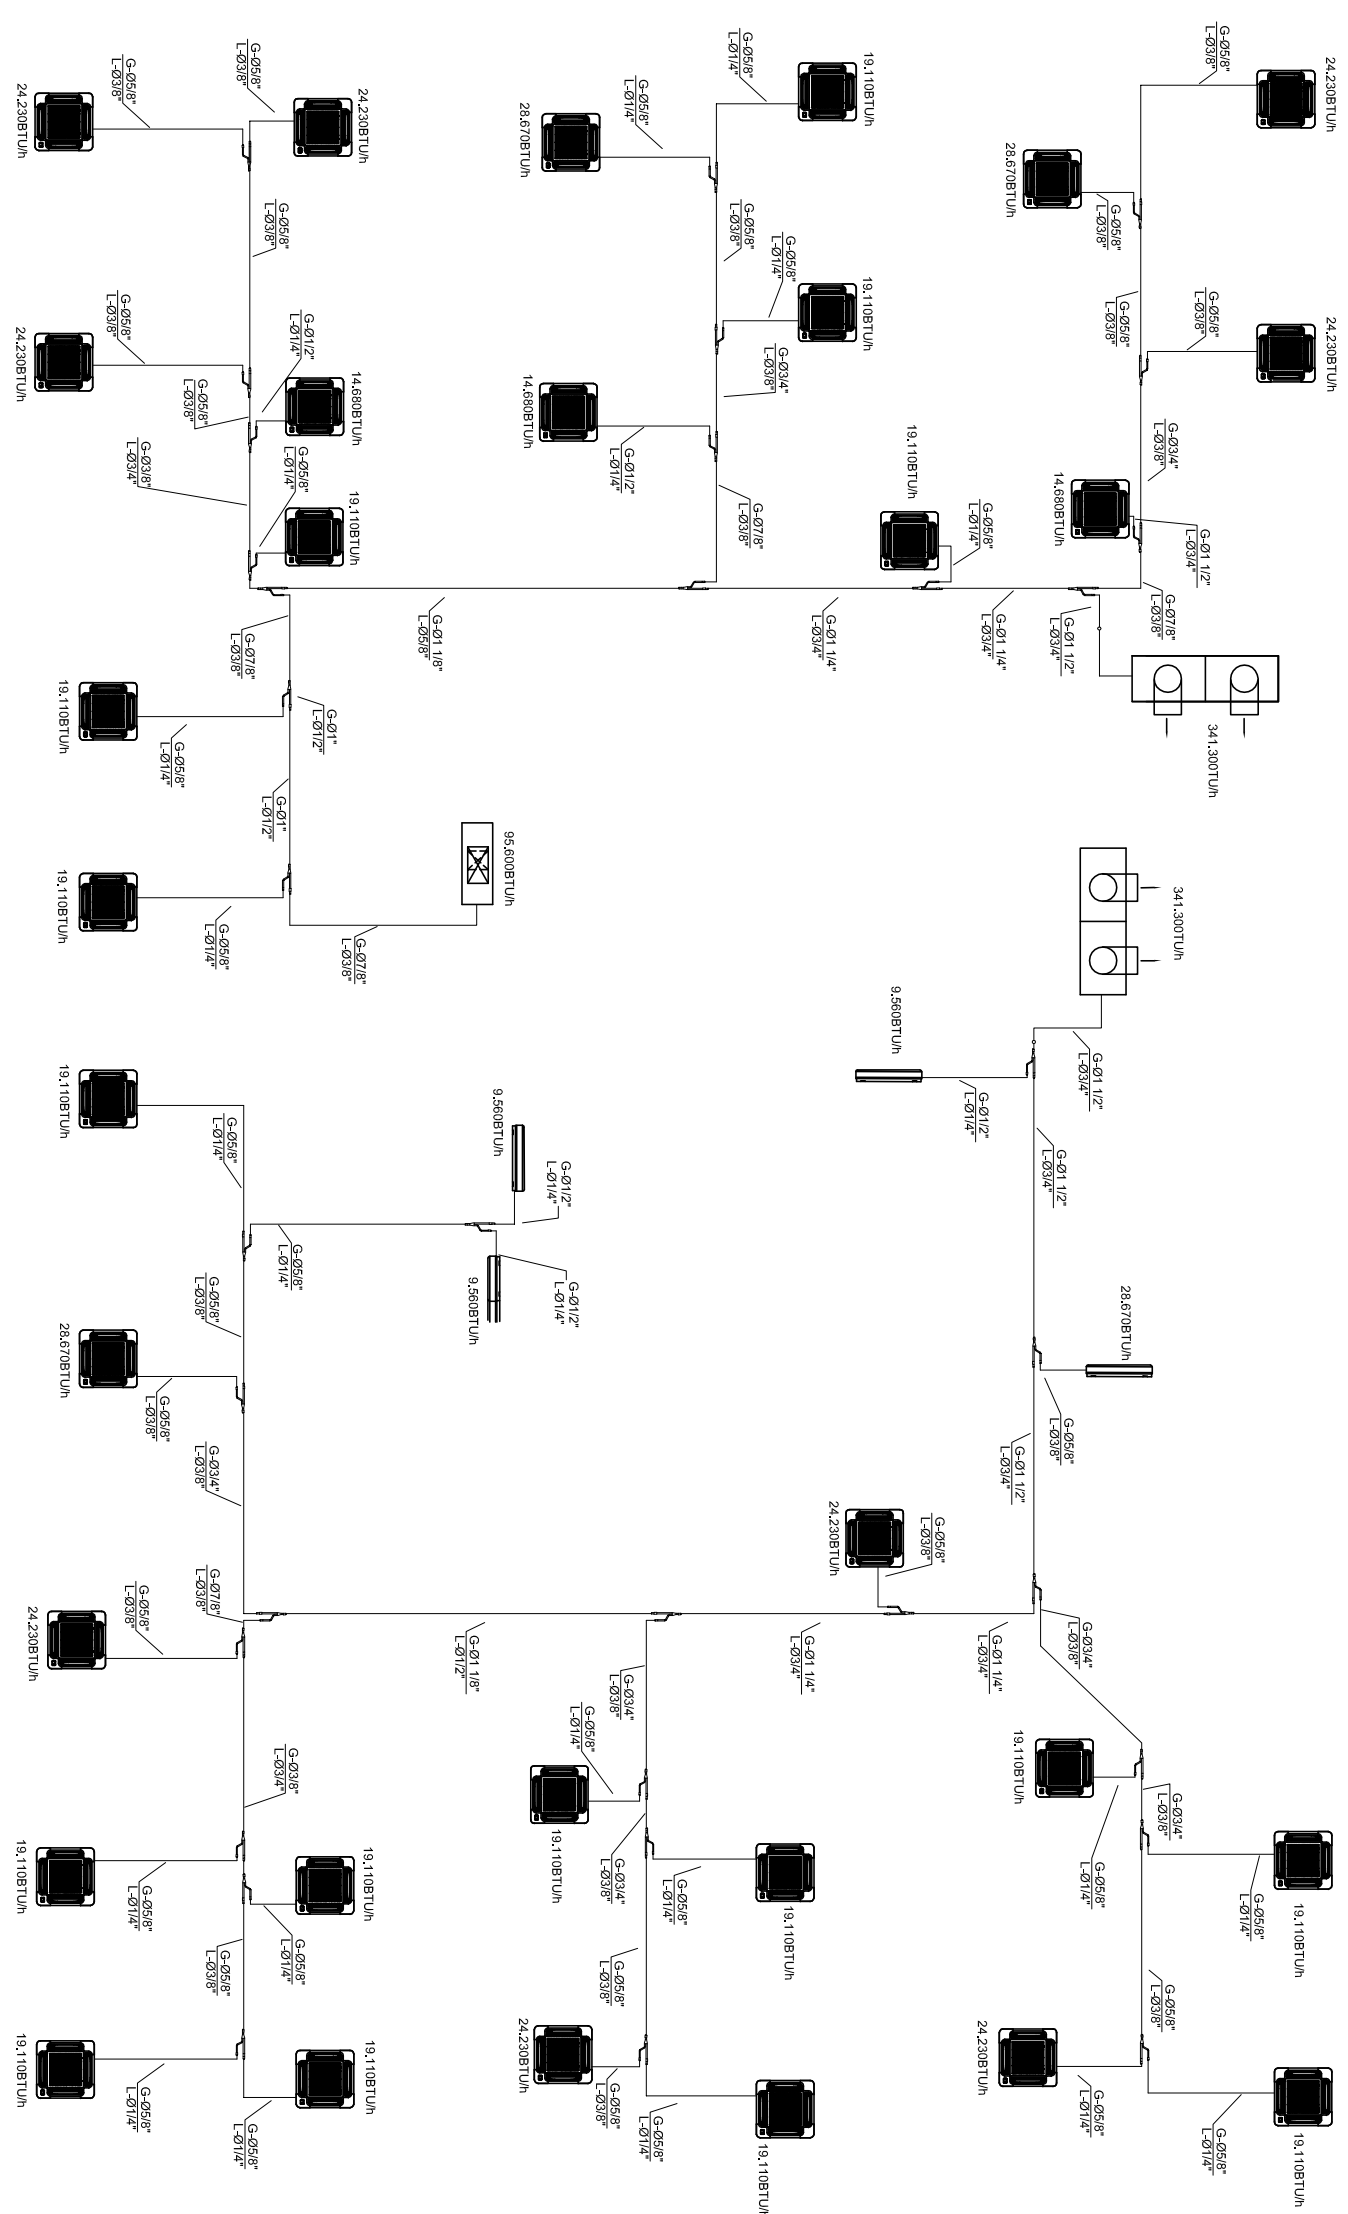

1º PAVIMENTO

NOTAS:
1 - OS QUADROS ELÉTRICOS DEVERÃO SER DO TIPO ARMÁRIO EM CHAPA DE AÇO DEGRADANTE TRATADA E PINTADA DEVERÃO CONTER TODOS OS ELEMENTOS DE ALIMENTAÇÃO DE PROTEÇÃO PARA OS MOTORES DOS EQUIPAMENTOS, SENDO SEU DIMENSIONAMENTO CONFORME O DESENHO.

WILLIAM JOSÉ CHARTOLINI
GR-10 - 1º PAVIMENTO
AUTOR DO PROJETO

MSTC ENGENHARIA LTDA
e-mail : mstc@mstc.com.br
telefone: (21) 2509-3177

CONTRATANTE:

MINISTÉRIO PÚBLICO FEDERAL
PROCURADORIA REGIONAL DA REPÚBLICA - 2ª REGIÃO

ASSESSORIA DE OBRAS E PROJETOS


Av. Almirante Barroso, 54 - 10º PAVIMENTO

AR CONDICIONADO, PROJETO EXECUTIVO


QUADROS ELÉTRICOS E UNIFILAR - 1º PAVIMENTO

MSTC ENGENHARIA LTDA. MATRÍCULA: 0108/2013
CREA/RJ-22-00646-D PATRÍCIA EMELYN

ESCALA: 004 / 005 DATA: 26/04/2013 FOLHA: 004 DE 005

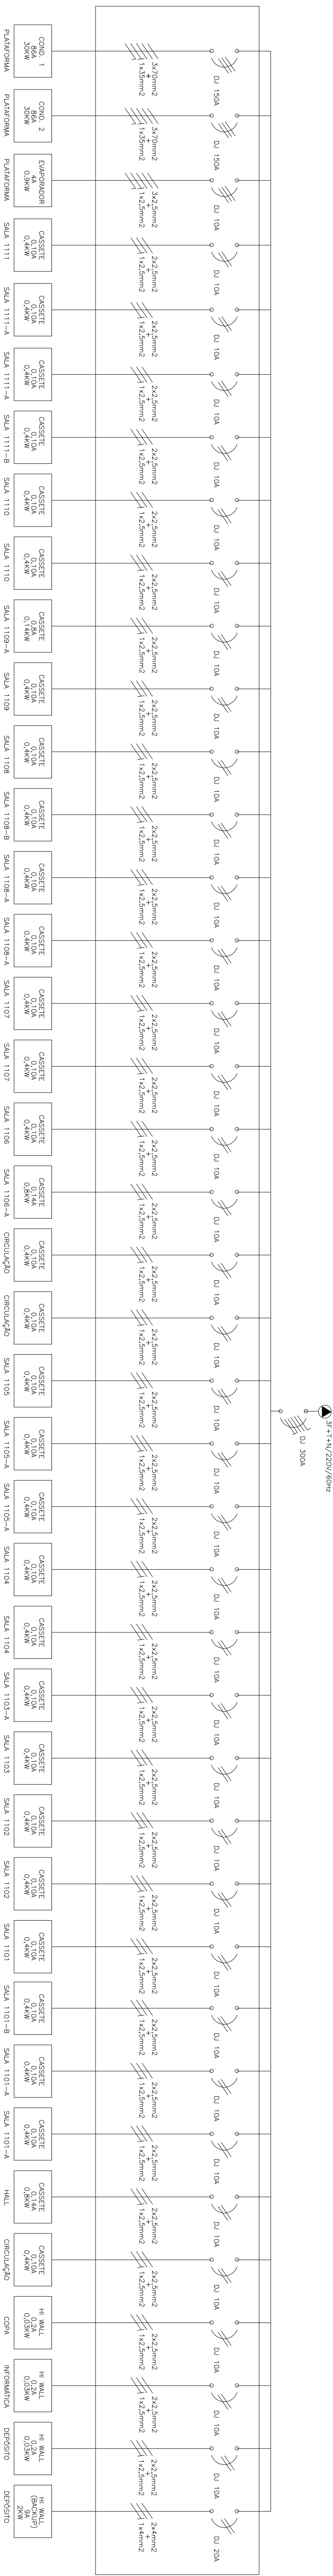

04C11 - 1º PAVIMENTO

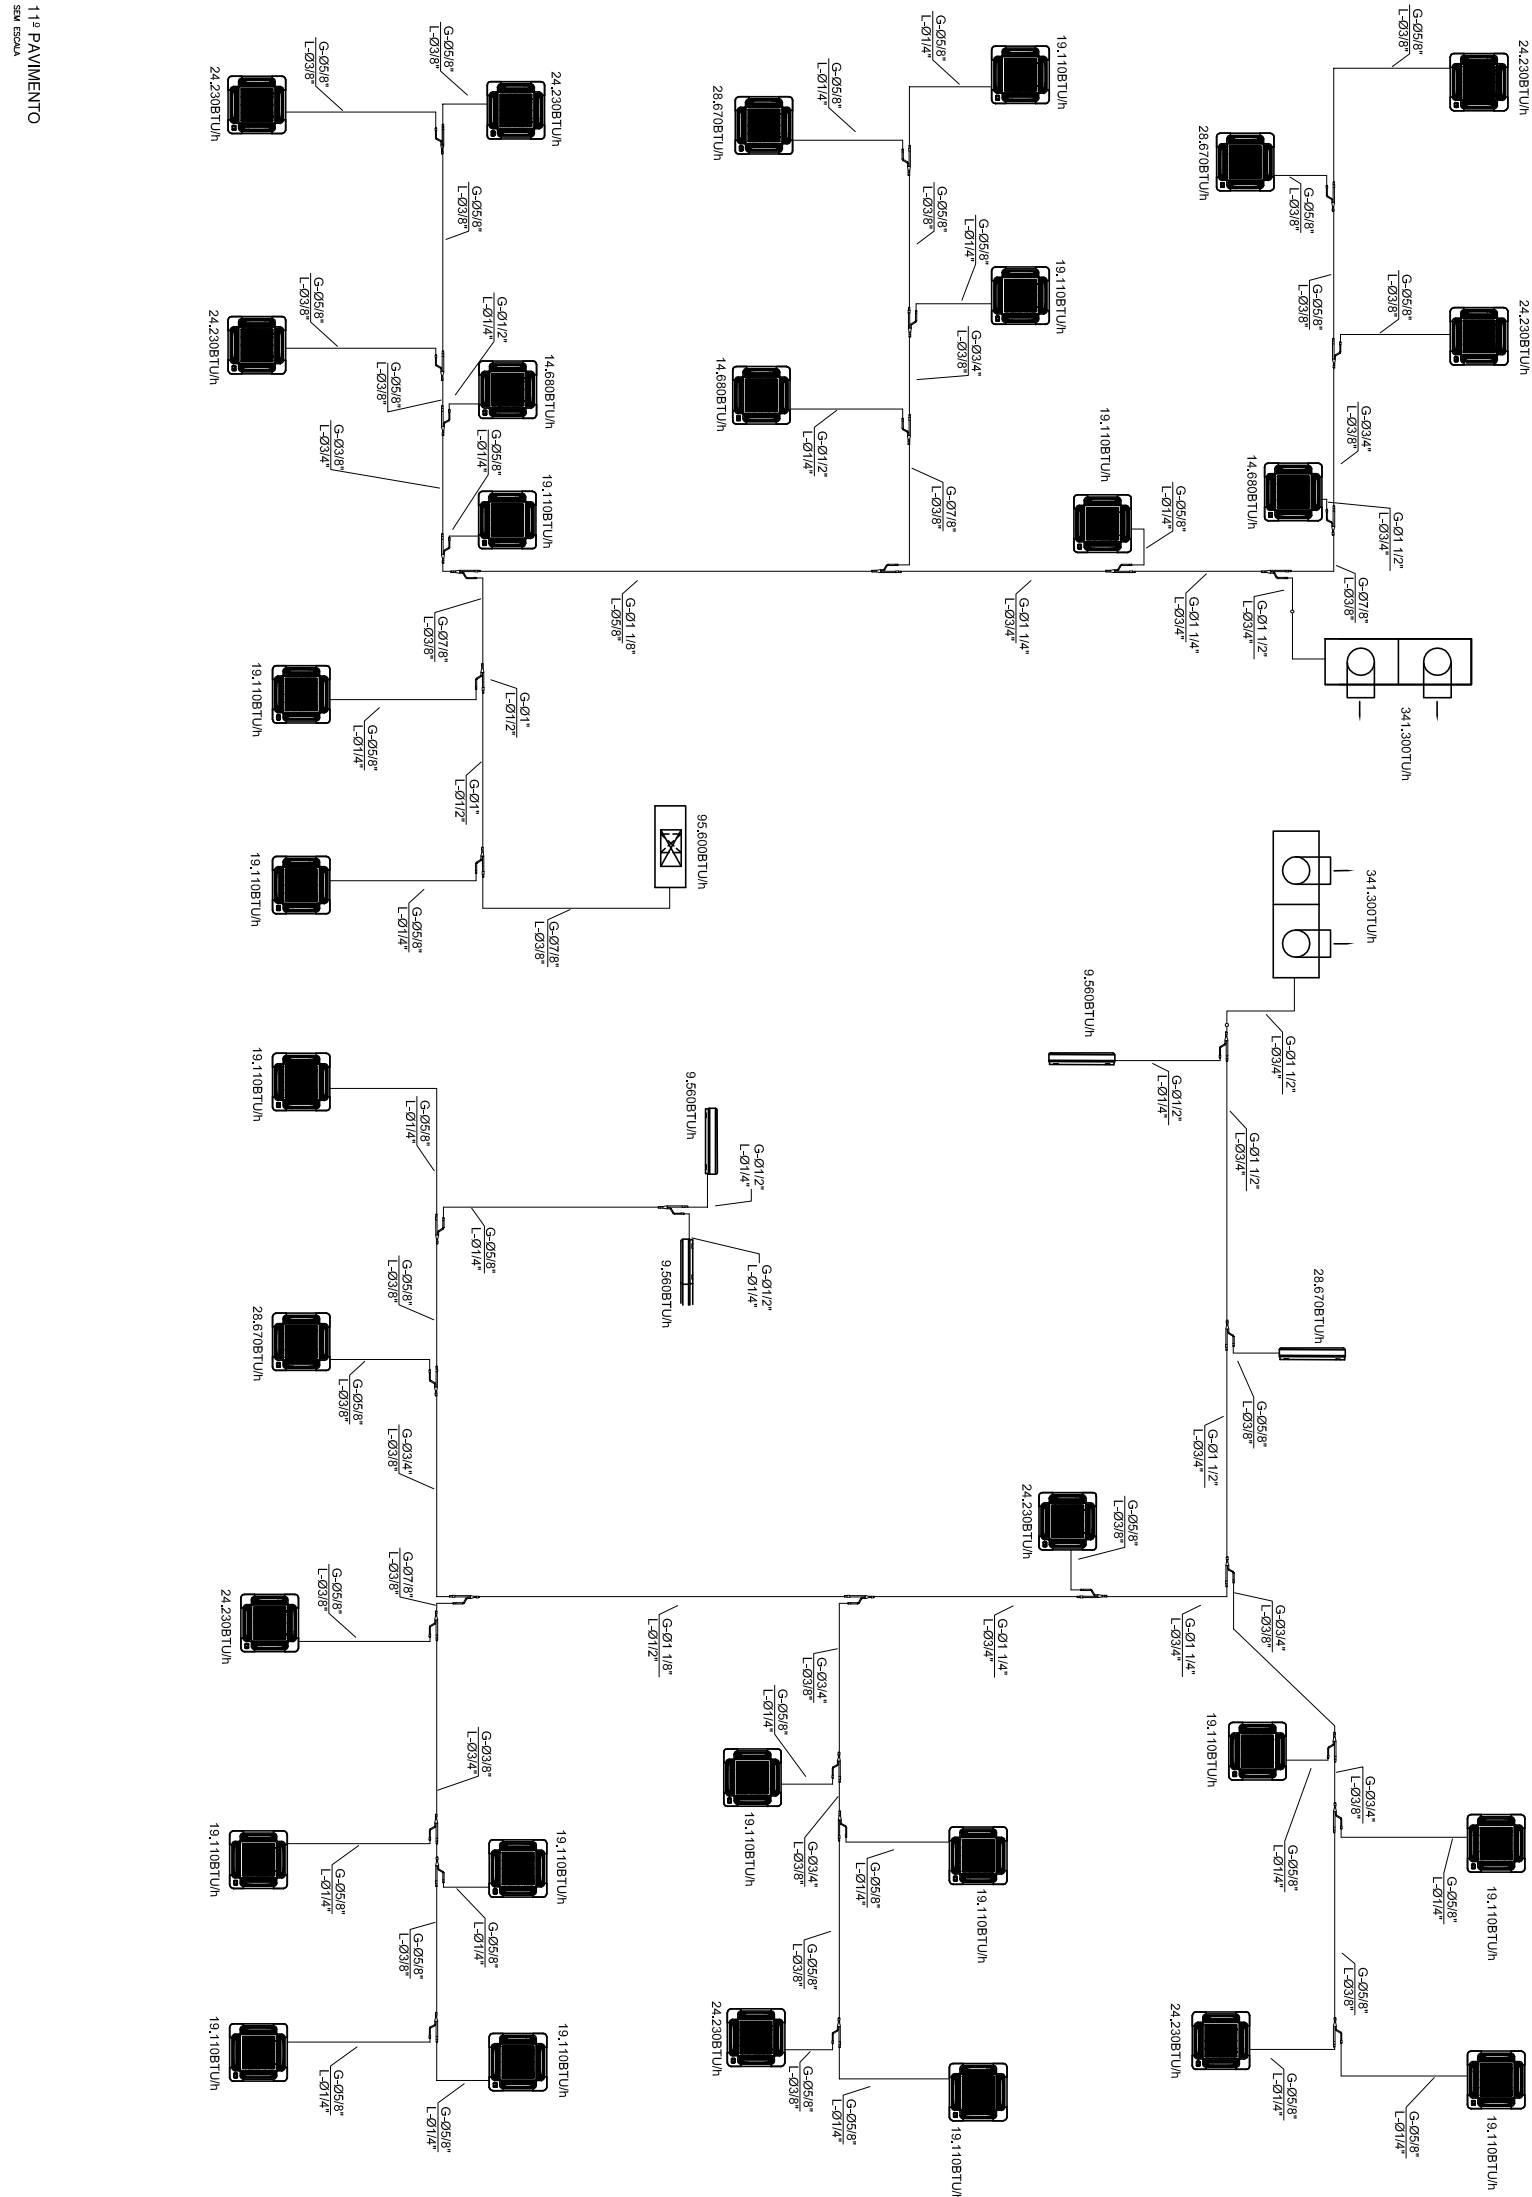

1º PAVIMENTO

NOTAS:

1 - OS QUADROS ELÉTRICOS DEVERÃO SER DO TIPO ARMÁRIO EM CHAPA DE AÇO DEGRADANTE TRATADA E PINTADA DEVERÃO CONTER TODOS OS ELEMENTOS DE ALIMENTAÇÃO DE PROTEÇÃO PARA OS MOTORES DOS EQUIPAMENTOS, SENDO SEU DIMENSIONAMENTO CONFORME O DESENHO.

WILLIAM JOSÉ CHARTOLINI
GRF-A-RO - 64-1-03141-1D
AUTOR DO PROJETO

MSTC ENGENHARIA LTDA
e-mail : mstc@mstc.com.br
telefone: (21) 2509-3177

CONTRATANTE

CONTRATADA

MINISTÉRIO PÚBLICO FEDERAL

PROCURADORIA REGIONAL DA REPÚBLICA - 2ª REGIÃO

ASSESSORIA DE OBRAS E PROJETOS

Avenida Almirante Barroso, 54 - 1º PAVIMENTO

AR CONDICIONADO, PROJETO EXECUTIVO


QUADROS ELÉTRICOS E UNIFILAR - 1º PAVIMENTO

RESPONSÁVEL: CREA/RJ-92-2-00646-D


MSTC ENGENHARIA LTDA. PATRICIA EMELYN

ESCALA: DATA: 26/04/2013 FOLHA: 004 / 005

INDICADA: MSTC_PRR2_AC_PE_1ºPAV_004_REV D

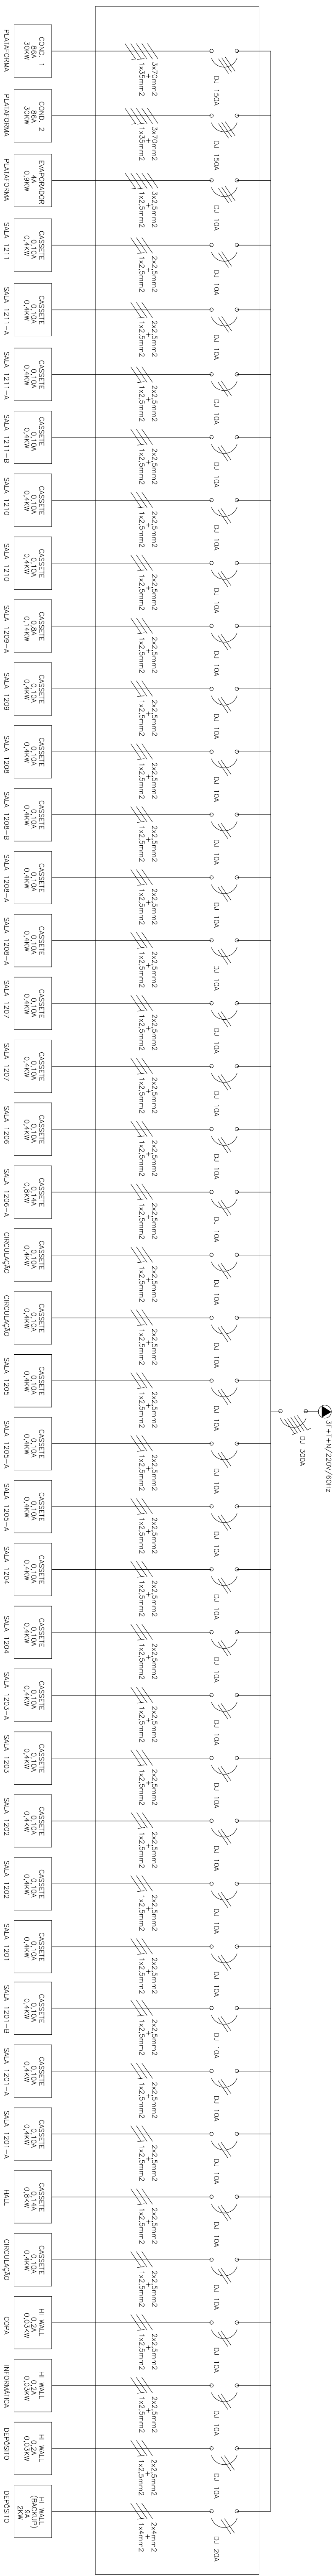

04C12 - 12º PAVIMENTO

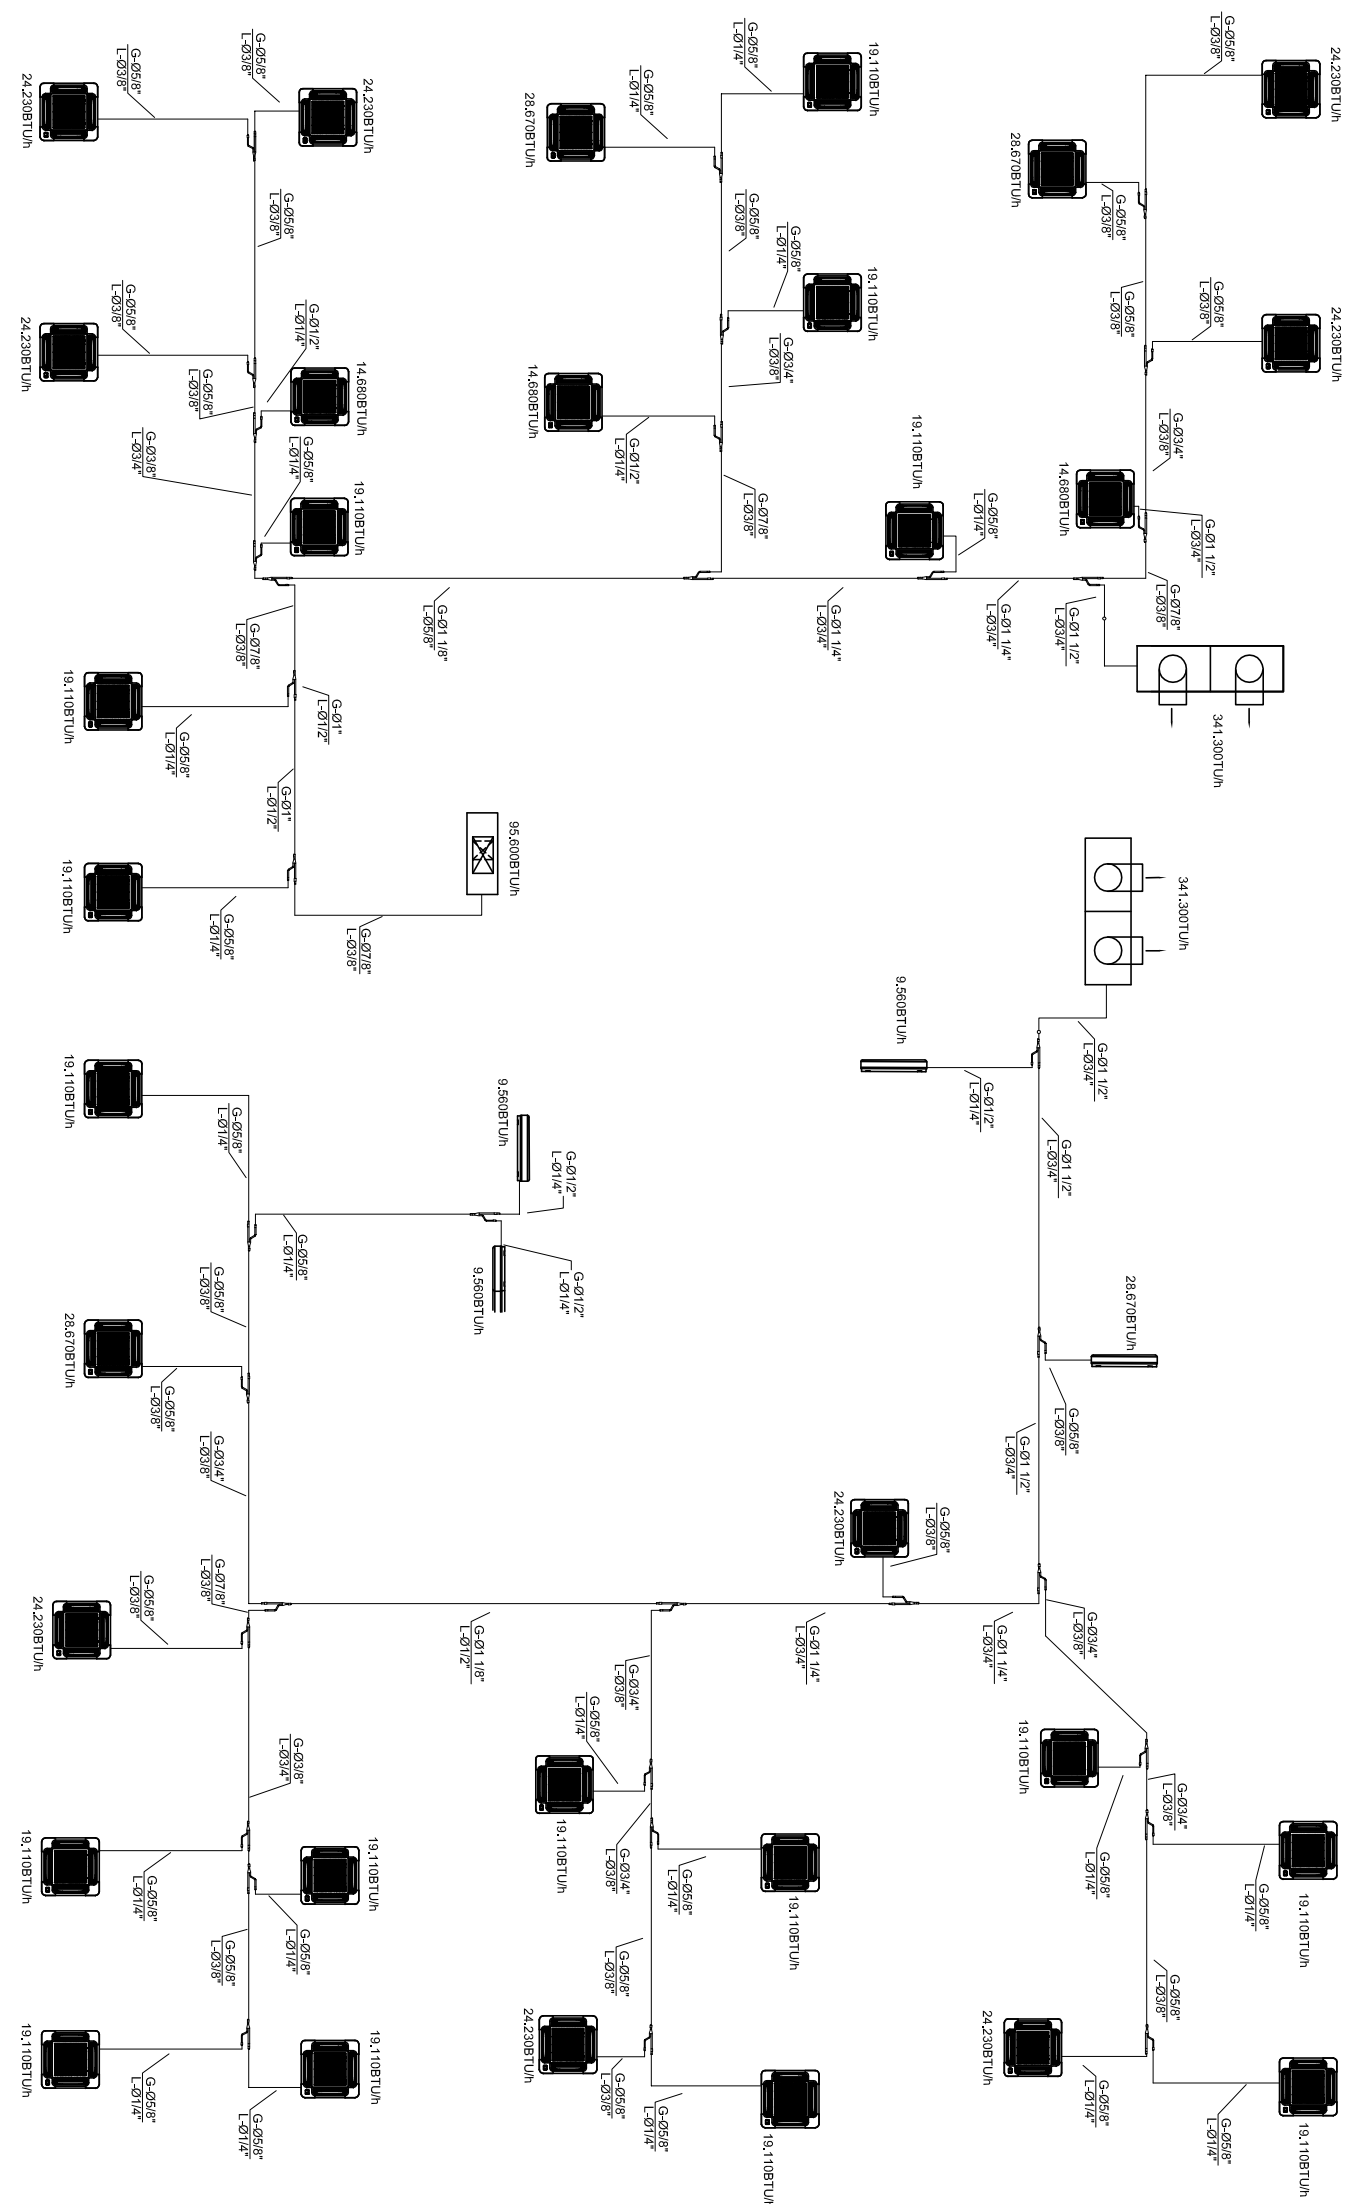

12º PAVIMENTO

NOTAS:
1 - OS QUADROS ELÉTRICOS DEVERÃO SER DO TIPO ARMÁRIO EM CHAPA DE AÇO DEGRADANTE TRATADA E PINTADA DEVERÃO CONTER TODOS OS ELEMENTOS DE ALIMENTAÇÃO DE PROTEÇÃO PARA OS MOTORES DOS EQUIPAMENTOS, SENDO SEU DIMENSIONAMENTO CONFORME O DESENHO.

WILLIAM JOSÉ CHARTOLINI
GRF-A-RO - 64-1-03141-1D
AUTOR DO PROJETO

D	19/11/2013	REVISÃO GERAL, COMPONETE SOLICITAÇÃO DE SISTEMAS BLOCOS DE 14/11/2013	MSTC
C	01/09/2013	REVISÃO GERAL, COMPONETE RETENÇÃO 31/07/2013	MSTC
B	01/09/2013	REVISÃO GERAL, COMPONETE RETENÇÃO 31/07/2013	MSTC
A	09/06/2013	REVISÃO GERAL, MAIO/2013	MSTC
REV./NÚM.	DATA	ASSINATO	VISTO

MSTC ENGENHARIA LTDA
e-mail : mstc@mstc.com.br
telefone: (21) 2509-3177

ENGENHARIA

CONTRATANTE: MINISTÉRIO PÚBLICO FEDERAL

PROCURADORIA REGIONAL DA REPÚBLICA - 2ª REGIÃO

ASSESSORIA DE OBRAS E PROJETOS

Av. Almirante Barroso, 54 - 12º PAVIMENTO

AR CONDICIONADO, PROJETO EXECUTIVO


QUADROS ELÉTRICOS E UNIFILAR - 12º PAVIMENTO

RESPONSÁVEL: PATRICIA EMELYN

MSTC ENGENHARIA LTDA. CREA/RJ-92-2-00646-D

ESCALA: DATA: 26/04/2013 FOLHA: 004 / 005

INDICADA: MSTC_PRR2_AC_PE_12PAV_004_REV D

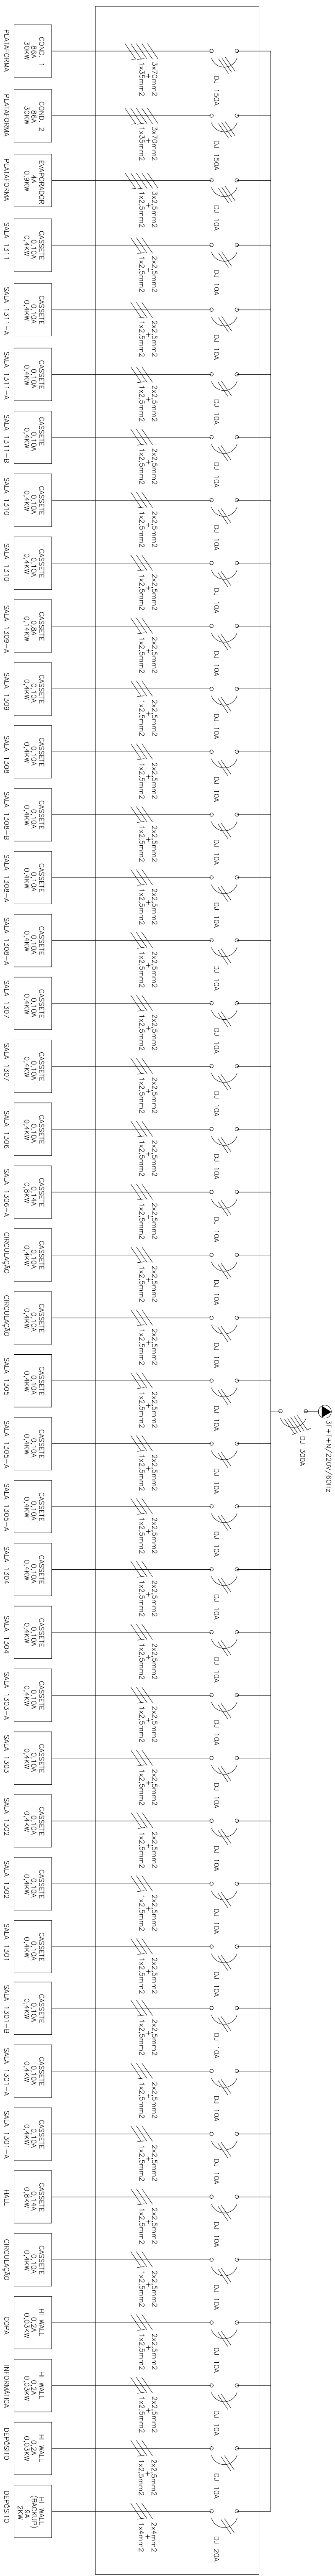

GR-13 - 13º PAVIMENTO

NOTAS:

1 - OS QUADROS ELÉTRICOS DEVERÃO SER DO TIPO ARMÁRIO EM CHAPA DE AÇO DEGRADANTE TRATADA E PINTADA DEVERÃO CONTER TODOS OS ELEMENTOS DE ALIMENTAÇÃO DE PROTEÇÃO PARA OS MOTORES DOS EQUIPAMENTOS, SENDO SEU DIMENSIONAMENTO CONFORME O DESENHO.

WILLIAM JOSÉ CHARTOLINI
GR-13-13 - 13º PAVIMENTO
AUTOR DO PROJETO

D	19/11/2013	REVISÃO GERAL, COMPORTE SOLICITAÇÃO DE SISTEMAS BLOCOS DE 14/11/2013	MSTC
C	01/08/2013	REVISÃO GERAL, COMPORTE RETENÇÃO 31/07/2013	MSTC
B	01/08/2013	REVISÃO GERAL, COMPORTE RETENÇÃO 31/07/2013	MSTC
A	05/08/2013	REVISÃO GERAL, MAIO/2013	MSTC
REV./NÚM.	DATA	ASSINATO	VISTO

MSTC ENGENHARIA LTDA
e-mail : mstc@mstc.com.br
telefone: (21) 2509-3177

CONTRATANTE:

CONTRATADA:

MINISTÉRIO PÚBLICO FEDERAL

PROCURADORIA REGIONAL DA REPÚBLICA - 2ª REGIÃO

ASSESSORIA DE OBRAS E PROJETOS

Avenida Almirante Barroso, 54 - 13º PAVIMENTO

FASE: AR CONDICIONADO, PROJETO EXECUTIVO


DESENHO: QUADROS ELÉTRICOS E UNIFILAR - 13º PAVIMENTO

RESPONSÁVEL: PATRICIA EMELYN


MSTC ENGENHARIA LTDA. CREA/RJ-22-00646-D

ESCALA: DATA: 26/04/2013 FOLHA: 004 / 005

INDICADA: MSTC_PRR2_AC_PE_13PAV_004_REV D

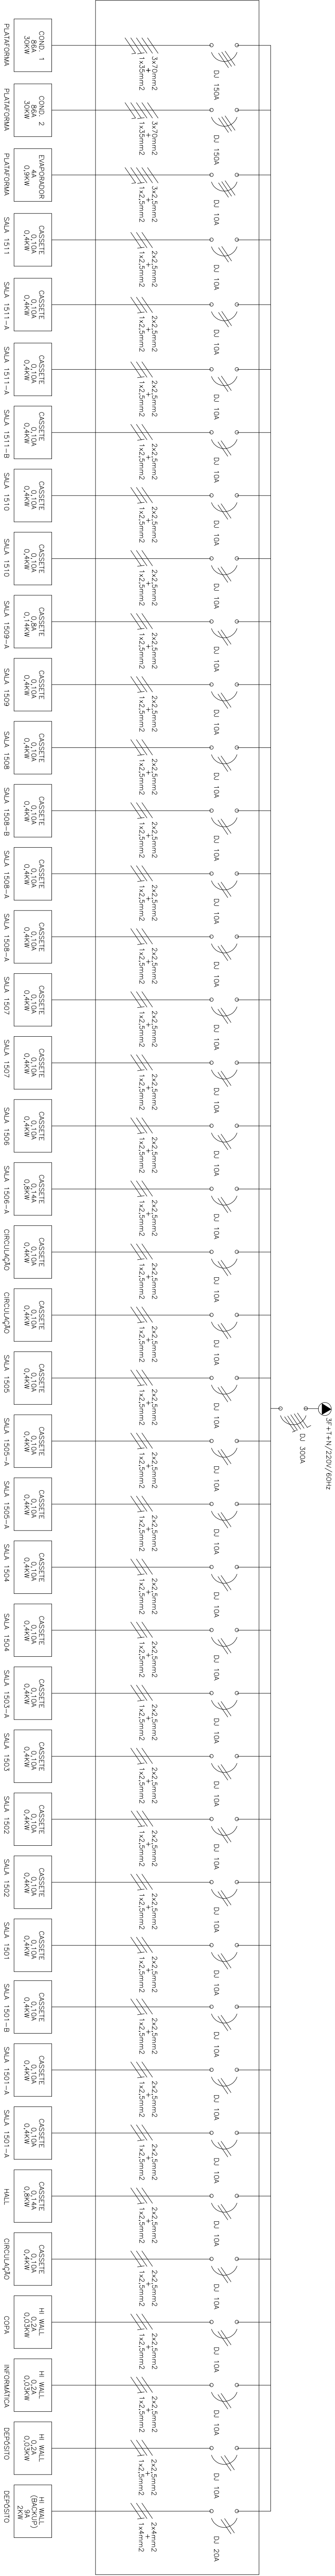

GRF-15 - 1º PAVIMENTO

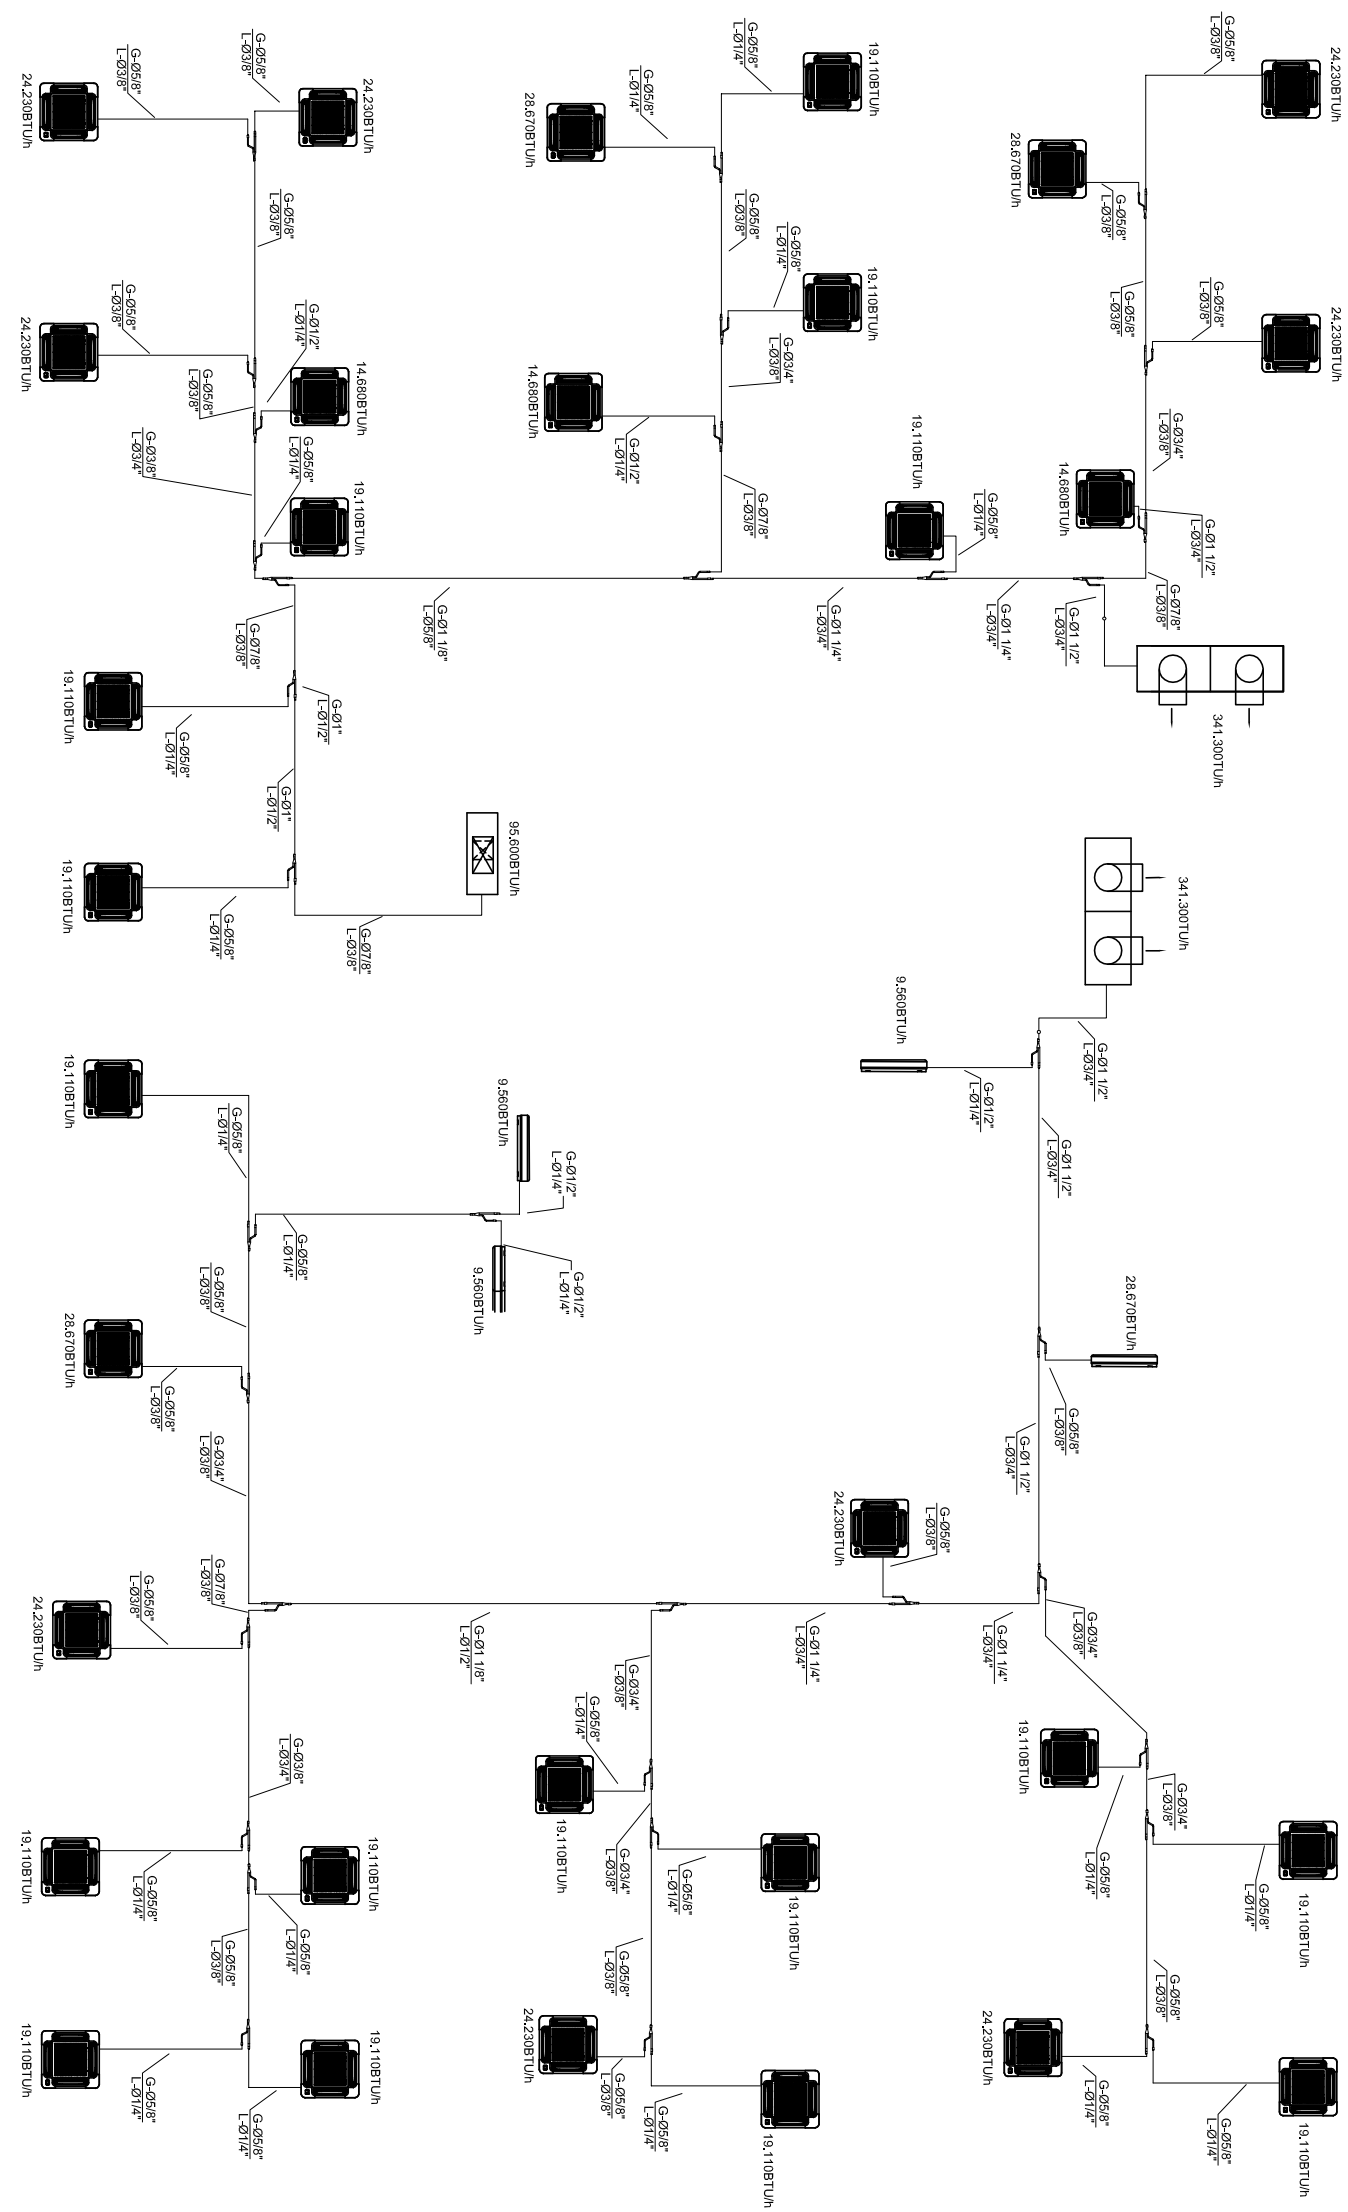

1º PAVIMENTO

NOTAS:
1 - OS QUADROS ELÉTRICOS DEVERÃO SER DO TIPO ARMÁRIO EM CHAPA DE AÇO DEGRADANTE TRATADA E PINTADA DEVERÃO CONTER TODOS OS ELEMENTOS DE ALIMENTAÇÃO DE PROTEÇÃO PARA OS MOTORES DOS EQUIPAMENTOS, SENDO SEU DIMENSIONAMENTO CONFORME O DESENHO.

WILLIAM JOSÉ CHARTOLINI
GRF-15 - 1º PAVIMENTO
AUTOR DO PROJETO

MSTC ENGENHARIA LTDA
e-mail : mstc@mstc.com.br
telefone: (21) 2509-3177

CONTRATANTE:

MINISTÉRIO PÚBLICO FEDERAL
PROCURADORIA REGIONAL DA REPÚBLICA - 2ª REGIÃO

TÍTULO:

ASSESSORIA DE OBRAS E PROJETOS

FASE:

AR CONDICIONADO, PROJETO EXECUTIVO

DESENHO:

QUADROS ELÉTRICOS E UNIFILAR - 1º PAVIMENTO

RESPONSÁVEL:

MSTC ENGENHARIA LTDA. MATRÍCULA: 010802013
CREAR-02-2-00646-D PATRÍCIA EMELYN

ESCALA:

DATA: 26/04/2013 FOLHA: 004 / 005 MSTC_PRR2_AC_PE_15ºPAV_004_REV D

LISTA DE MATERIAL

ITEM	QTD.	DESCRIÇÃO
1	02	EXAUSTOR CENTRÍFUGO DE DUTOS, ASPIRAÇÃO, VAZÃO 19.030m³/h, PRESSÃO ESTÁTICA 40mmCA.
2	02	DMRER DE SOBREPRESSÃO 800mm.

- NOTAS:
- 1- DIRECÇÕES EM PRE, QUANDO NÃO ESPECIFICADA A UNIDADE.
 - 2- O DUTOS DE AR CONDIÇÃO E EXAUSTO DE SANITÁRIOS SERÃO EM CHAPA DE AÇO GALVANIZADO, NAS BRITOLAS RECOMENDADAS PELO ABNT, SENDO AS DE AR CONDIÇÃO, ISOLADOS TERMICAMENTE COM LANA E ISOLAMENTO AMATEX CONFORME CADENHO DE ESPECIFICAÇÕES TÉCNICAS.
 - 3- O DUTOS DE AR CONDIÇÃO E EXAUSTO DE SANITÁRIOS SERÃO EM CHAPA DE AÇO GALVANIZADO, NAS BRITOLAS RECOMENDADAS PELO ABNT, SENDO AS DE AR CONDIÇÃO, ISOLADOS TERMICAMENTE COM LANA E ISOLAMENTO AMATEX CONFORME CADENHO DE ESPECIFICAÇÕES TÉCNICAS.
 - 4- O INSTALADOR DEVERÁ CHECAR OS ESPAÇOS DISPONÍVEIS ANTES DA AQUISIÇÃO DOS EQUIPAMENTOS.
 - 5- PARA COMPLEMENTAÇÃO VERI CADENHO DE ESPECIFICAÇÕES TÉCNICAS.
 - 6- A PARTIDA DE FUNCIONAMENTO DOS EXAUSTORES NA COBERTURA DEVERÁ SER INTERROMPIDA COM O CONTROLE DO EQUIPAMENTO DE AR EXTERIOR DENTRO DA SALA DE MÁQUINAS CONFORME CADENHO DE PROTEÇÃO E CONTROLE.

SIMBOLÓGIA:

- DUTO EM CHAPA DE AÇO GALVANIZADO ISOLADO TERMICAMENTE
- DUTO EM CHAPA DE AÇO GALVANIZADO SEM ISOLAMENTO TERMICO
- TUBULAÇÃO DE COBRE SISTEMA VRF
- RAIO
- DRENO EM PVC BRANCO (CUL) ISOLADO COM BORRACHA ESPUMOSA
- DUTO FLEXÍVEL 45°

WILLIAM JOSÉ CHARTOLINI
GRÉX-RO - 84-1-03141-40
AUTOR DO PROJETO

D	19/11/2013	REVISÃO GERAL, COMPENHE SOLICITAÇÃO DE SISTEMAS BANCAR DE 14/11/2013	MSTC
C	01/08/2013	REVISÃO GERAL, CONFORME RETENÇÃO 31/07/2013	MSTC
B	04/07/2013	REVISÃO GERAL, JULHO/2013	MSTC
A	05/06/2013	REVISÃO GERAL, MAIO/2013	MSTC
REV./NUM.	DATA	ASSINATO	VISTO

MSTC ENGENHARIA LTDA
e-mail : mstc@mstc.com.br
telefone: (21) 2509-3177

ENGENHARIA

CONTRATANTE:

MINISTÉRIO PÚBLICO FEDERAL

PROCURADORIA REGIONAL DA REPÚBLICA - 2ª REGIÃO

ASSESSORIA DE OBRAS E PROJETOS

Avenida Almirante Barroso, 54 - COBERTURA

TÍTULO:

AR CONDIÇÃOADO, PROJETO EXECUTIVO

COBERTURA E INFRAESTRUTURA

RESPONSÁVEL:	MATRÍCULA:	DESENHO:
MSTC ENGENHARIA LTDA.	CREAR-42-2-00646-D	PATRICIA EMELYN
ESCALA:	DATA:	FOLHA:
INDICADA	22/01/2013	001 / 003

MSTC_PRR2_JC_PE_COB_001_REV D



1

2

3

4

5

6

NORTE

A

005

C

B

A

D

ÁREA TOTAL LIVRE
465,79m²

PRISMA DE VENTILAÇÃO

SANITÁRIO

ELEVADOR

ENTRADA

COZINHA

CHURRASQUEIRA

ELETRICIDADE

LIXO

PALCOO
h=0,50m

Grade para proteção

PROJEÇÃO COBERTURA

A



005

COBERTURA - ESQUEMÁTICA

ESCALA

1:100

LISTA DE MATERIAL		
ITEM	QTD.	DESCRIÇÃO
1	02	EXAUSTOR CENTRÍFUGO DE DUPLA ASPIRAÇÃO, VAZÃO 19.030m³/h, PRESSÃO ESTÁTICA 40mmCA.
2	02	DMER DE SOBREPRESSÃO 80x80cm.

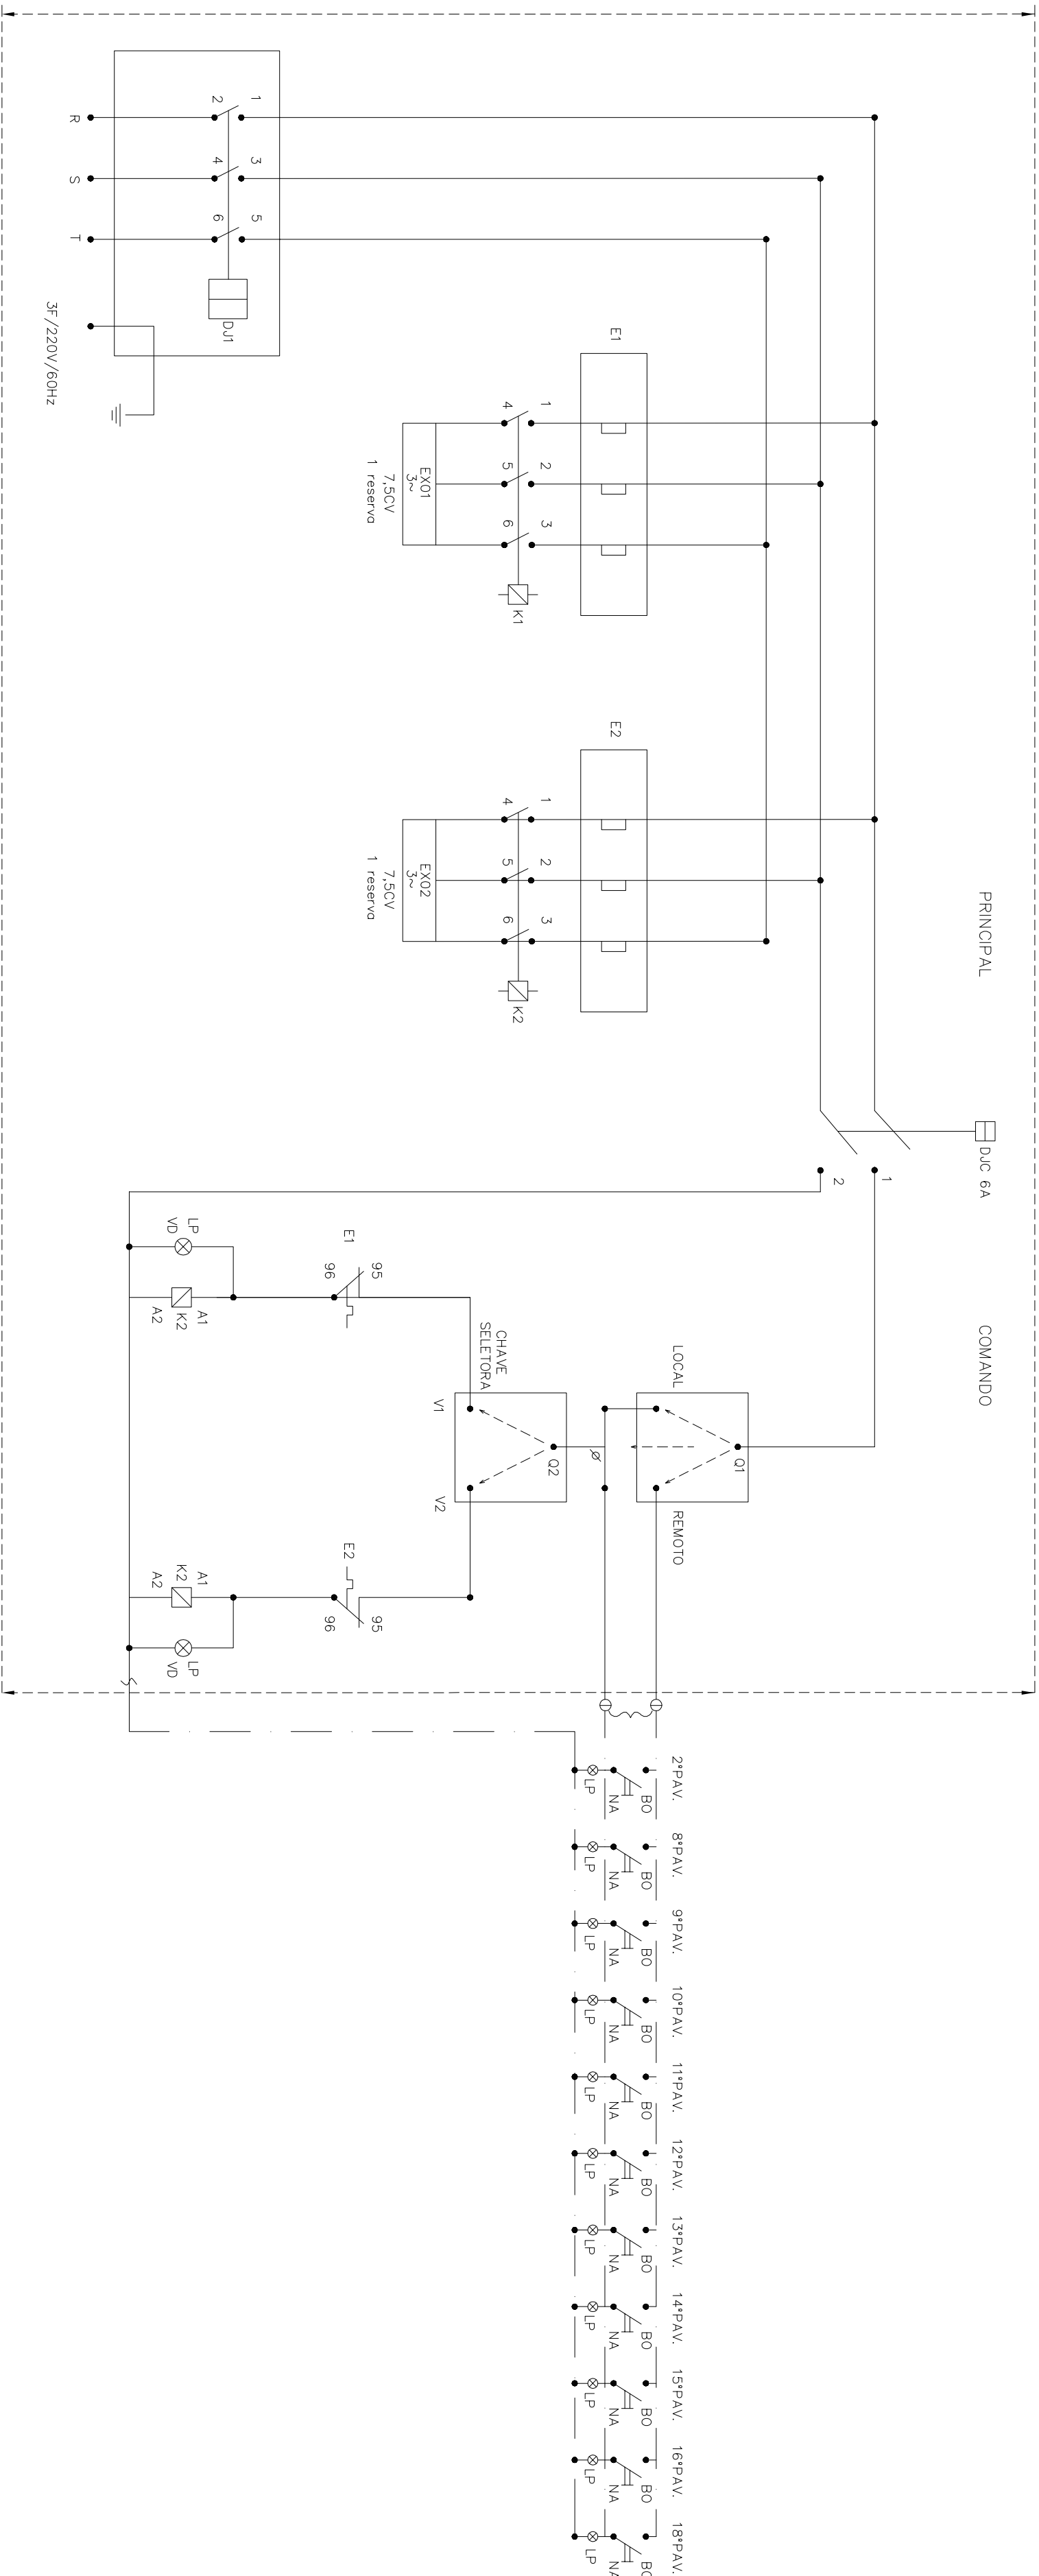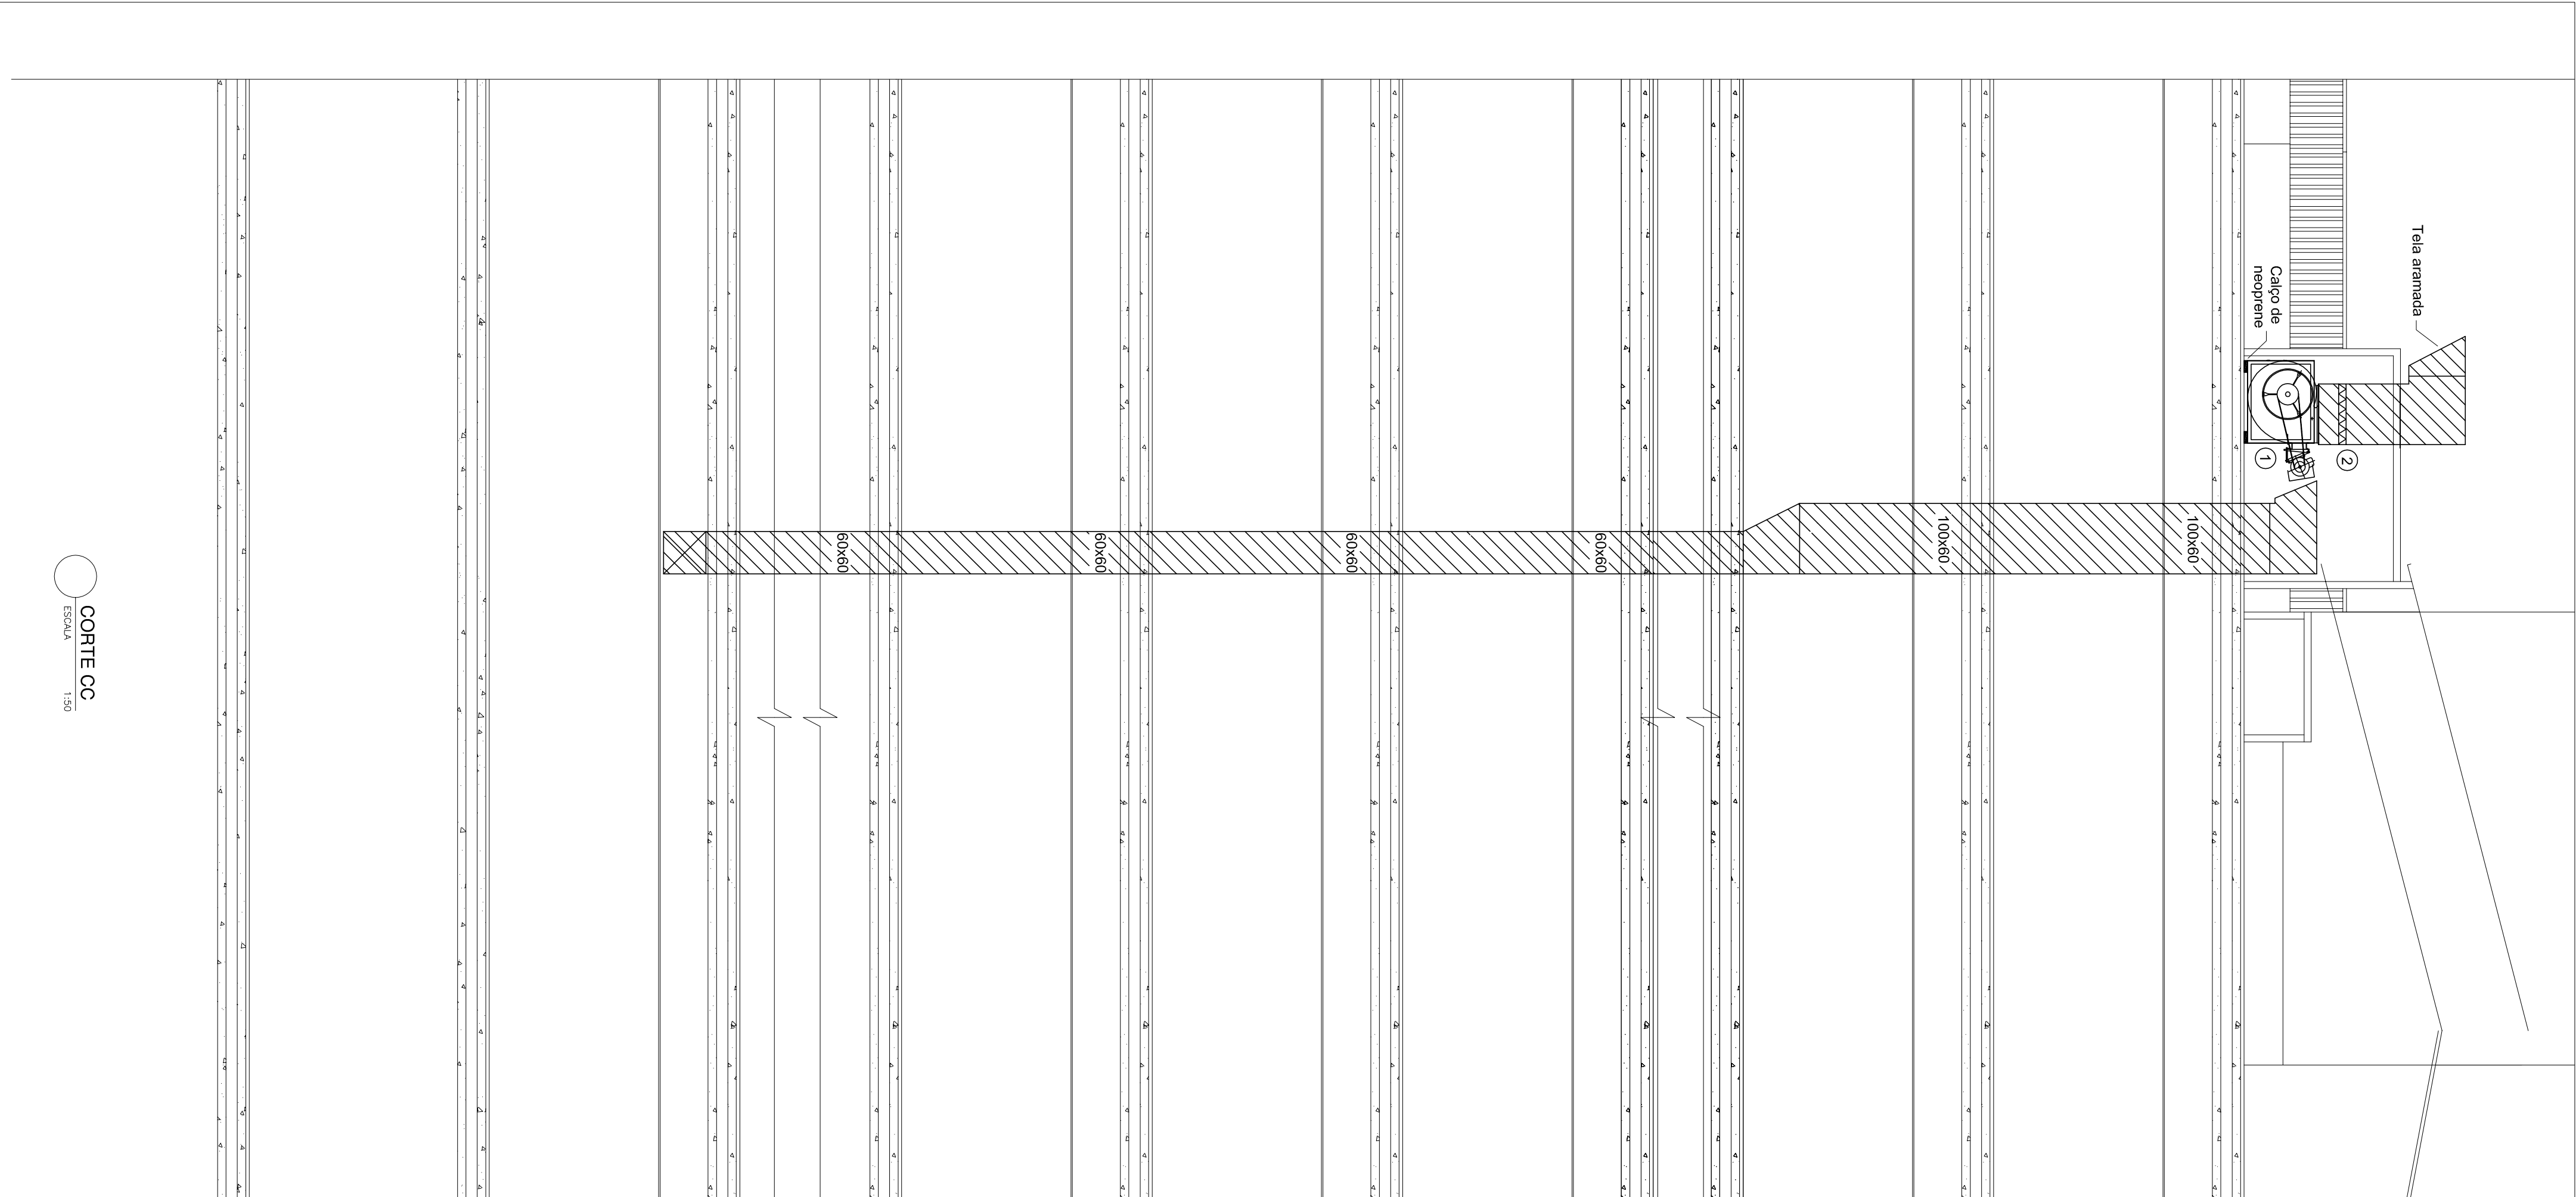

SIMBOLOGIA:

K1, K2 – CONTATOR DO EXAUSTOR

E1, E2 – MOTOR GERAL 3F/220V/60Hz(30A)

D1 – DISJUNTOR GERAL 3F/220V/60Hz(30A)

01 – SECCIONADORA 3 POSIÇÕES SEM RETORNO POR MOLLA

02 – SECCIONADORA 2 POSIÇÕES SEM RETORNO POR MOLLA

EX-01, EX-02 – MOTOR EXAUSTOR

D1C – DISJUNTOR DE COMANDO 3F/220V/60Hz

LP – INTERRUPTOR DE TELA COM LÂMPADA 110/250V(10 ou 15A)

LP – LÂMPADA PILOTO VERDE 220VAC/60Hz

— — — — — LIGAÇÃO DE CAMPO EXTERNA

QUADRO ELÉTRICO DE COMANDO REMOTO

SEM ESCALA

NOTAS:

1- DIMENSÕES EM CM, QUANDO NÃO ESPECIFICADA A UNIDADE.

2- VAZÕES ENTRE PARENTÊSES, EM m³/h.

 
3- DUTOS DE AR CONDIÇÃO E EXAUSTO DE SANITÁRIOS SEÃO EM CHAPA DE AÇO GALVANIZADO NAS ENTULHAS.

4- O EXAUSTOR DEVE SER INSTALADO EM UM LOCAL SECURADO E PROTEGIDO DE CHUVA E VENTO.

5- O EXAUSTOR DEVE SER INSTALADO EM UM LOCAL SECURADO E PROTEGIDO DE CHUVA E VENTO.

6- A PARTIDA DE FUNCIONAMENTO DOS EXAUSTORES DOS SANITÁRIOS NA COBERTURA DEVERÁ SER INTERROMPIDA COM O CONTROLE.

SIMBOLOGIA:

 DUTO EM CHAPA DE AÇO GALVANIZADO SEM ISOLAMENTO TÉRMICO

WILLIAM JOSÉ CHARTOLINI
GRÉA-RO – 64-1-6014-1-40
AUTOR DO PROJETO

D	19/12/2013	REVISÃO GERAL COMPLEMENTAÇÃO DE SISTEMAS BANCAD DE 14/11/2013	MSTC
C	01/06/2013	REVISÃO GERAL COMPLEMENTAÇÃO 31/07/2013	MSTC
B	01/06/2013	REVISÃO GERAL COMPLEMENTAÇÃO 31/07/2013	MSTC
A	01/06/2013	REVISÃO GERAL 31/07/2013	MSTC
REV./NM.	DATA	ASSINATO	VISTO

MSTC ENGENHARIA LTDA
e-mail : mstc@mstc.com.br
telefone: (21) 2509-3177

ENGENHARIA

CONTRATANTE: MINISTÉRIO PÚBLICO FEDERAL

TÍTULO: PROCURADORIA REGIONAL DA REPÚBLICA - 2ª REGIÃO

DESENHO: AR CONDIÇÃO E INFRAESTRUTURA

RESPONSÁVEL: COBERTURA E INFRAESTRUTURA

MATRÍCULA: CREA-RJ-92-2-00646-D

ESCALA: DATA 26/04/2013 FOLHA 003/003

INDICADA **MSTC_PRR2_AC_PE_COB_003_REV D**